




План 1 этажа

ЭКСПЛИКАЦИЯ ПОМЕЩЕНИЙ

Номер помещения	Наименование	Площадь, м ²	Кат. помещ.
Помещения жилого дома			
101	Тамбур	5,1	
102	Тамбур	5,5	
103	Помещение охраны	15,4	
104	Колясочная	14,5	B4
105	Коридор	0,3	
106	Лифтовой холл	11,8	
107	Электрощитовая	10,2	B4
108	Помещение уборочного инвентаря	3,5	B4
Встроенные помещения			
109	Тамбур	4,9	
110	Офис №2	61,8	
111	Санузел	4,2	
112	Тамбур	6,7	
113	Офис №1	44,3	
114	Санузел	3,5	

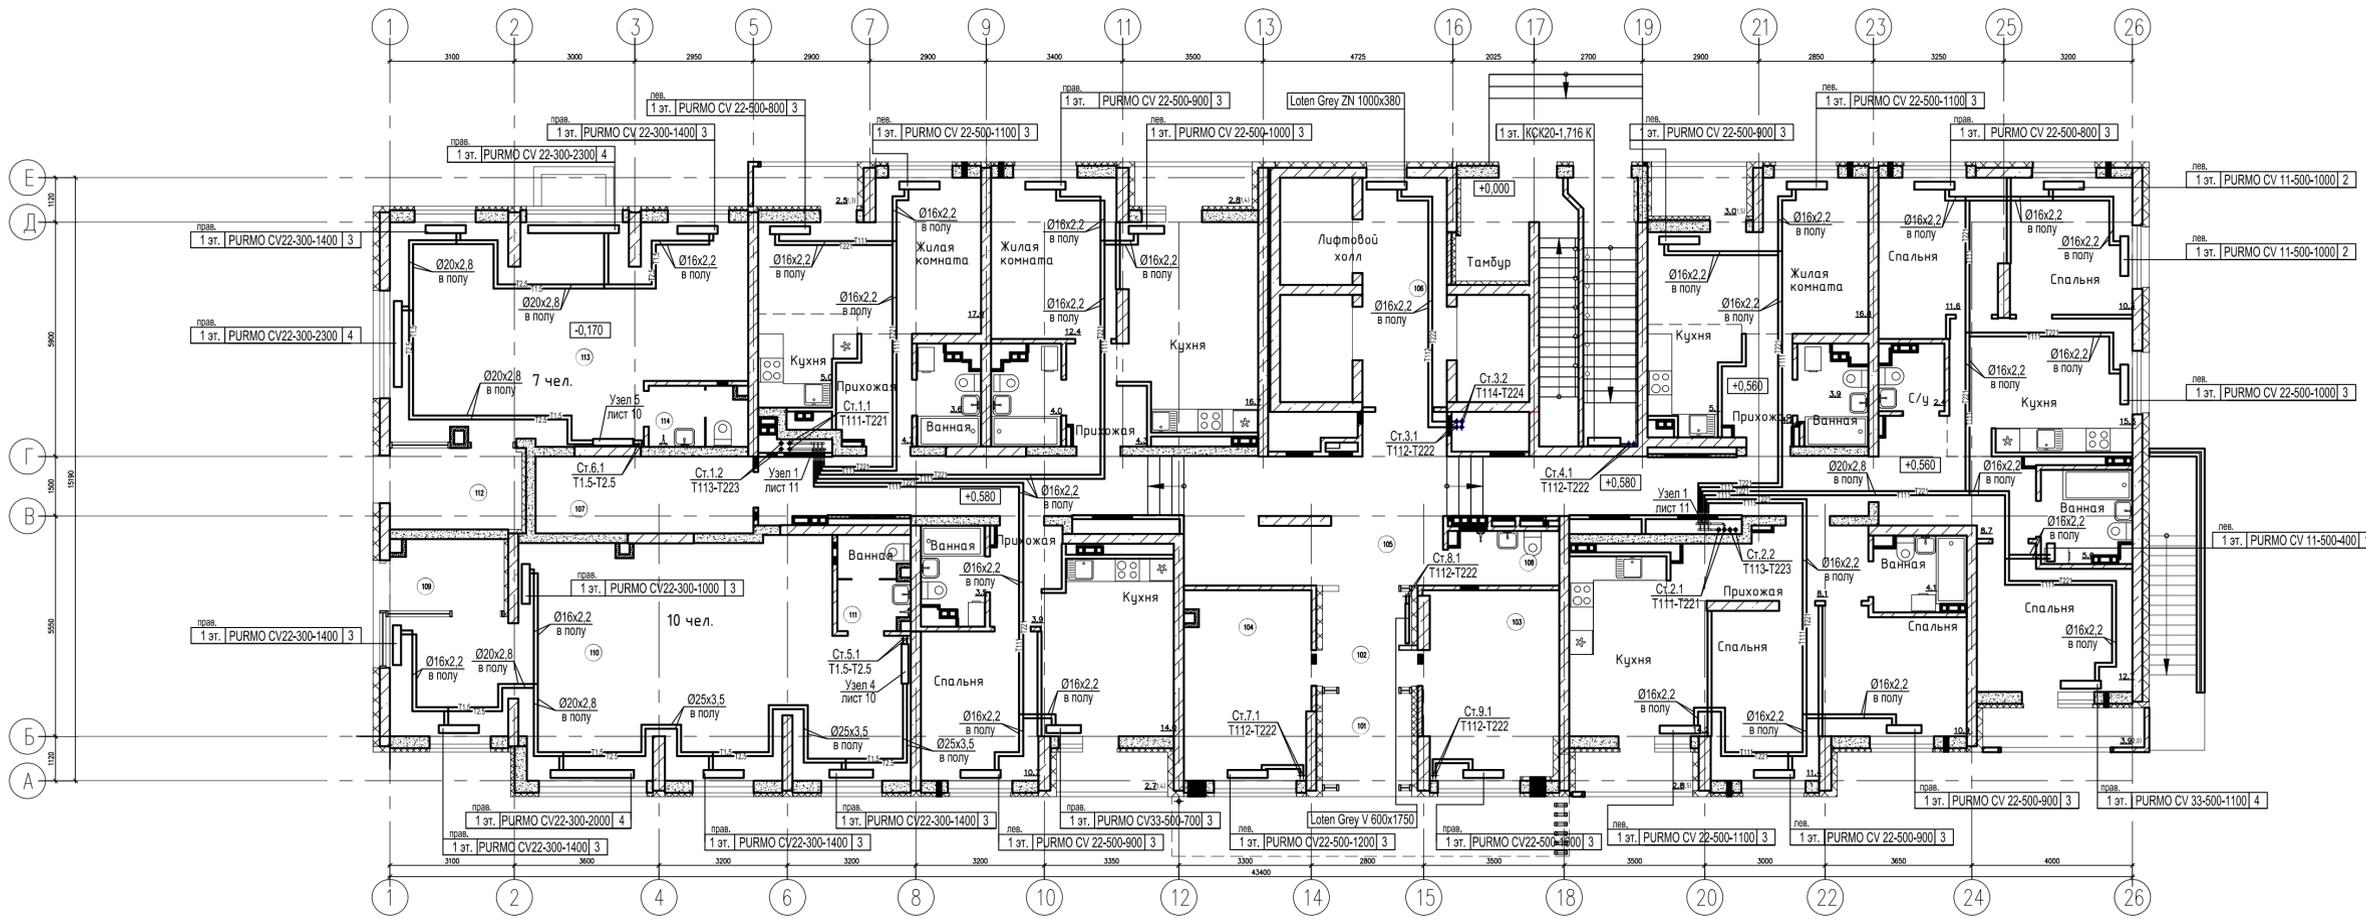

Условные обозначения:

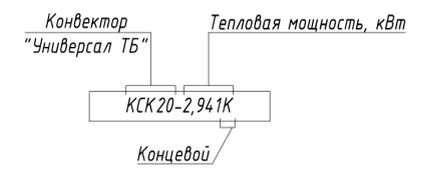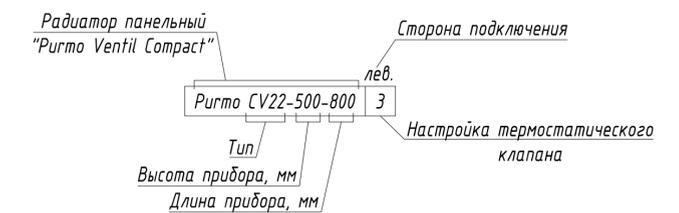

- УСЛОВНЫЕ ОБОЗНАЧЕНИЯ
- T111 — - Подающий трубопровод системы отопления жилой части, 1-я зона
 - T221 — - Обратный трубопровод системы отопления жилой части, 1-я зона
 - T113 — - Подающий трубопровод системы отопления жилой части, 2-я зона
 - T223 — - Обратный трубопровод системы отопления жилой части, 2-я зона
 - T112 — - Подающий трубопровод системы отопления МОПов, 1-я зона
 - T222 — - Обратный трубопровод системы отопления МОПов, 1-я зона
 - T114 — - Подающий трубопровод системы отопления МОПов, 2-я зона
 - T224 — - Обратный трубопровод системы отопления МОПов, 2-я зона
 - T1.5 — - Подающий трубопровод системы отопления встроенных помещений
 - T2.5 — - Обратный трубопровод системы отопления встроенных помещений

ПРИМЕЧАНИЯ:
1. Раскладку труб в межквартирных коридорах см. совместно с разделом ВК

01/21-П-01-0B1				
Многоэтажный жилой дом по ул. Монтерская в г. Екатеринбурге				
Изм.	Кол.уч.	Лист	№ док.	Подп.
Разработал	Черчик			11.21
Пров.	Ненцова			11.21
Н.контр.	Дуракова			11.21
Отопление			Стадия	Лист
План 1 этажа			Р	3
ИП Будков А.В. г. Екатеринбург			Формат А3х3	

СОПТИССАВАНО
Имя, N подп., Подпись и дата
Взам. инв. N