

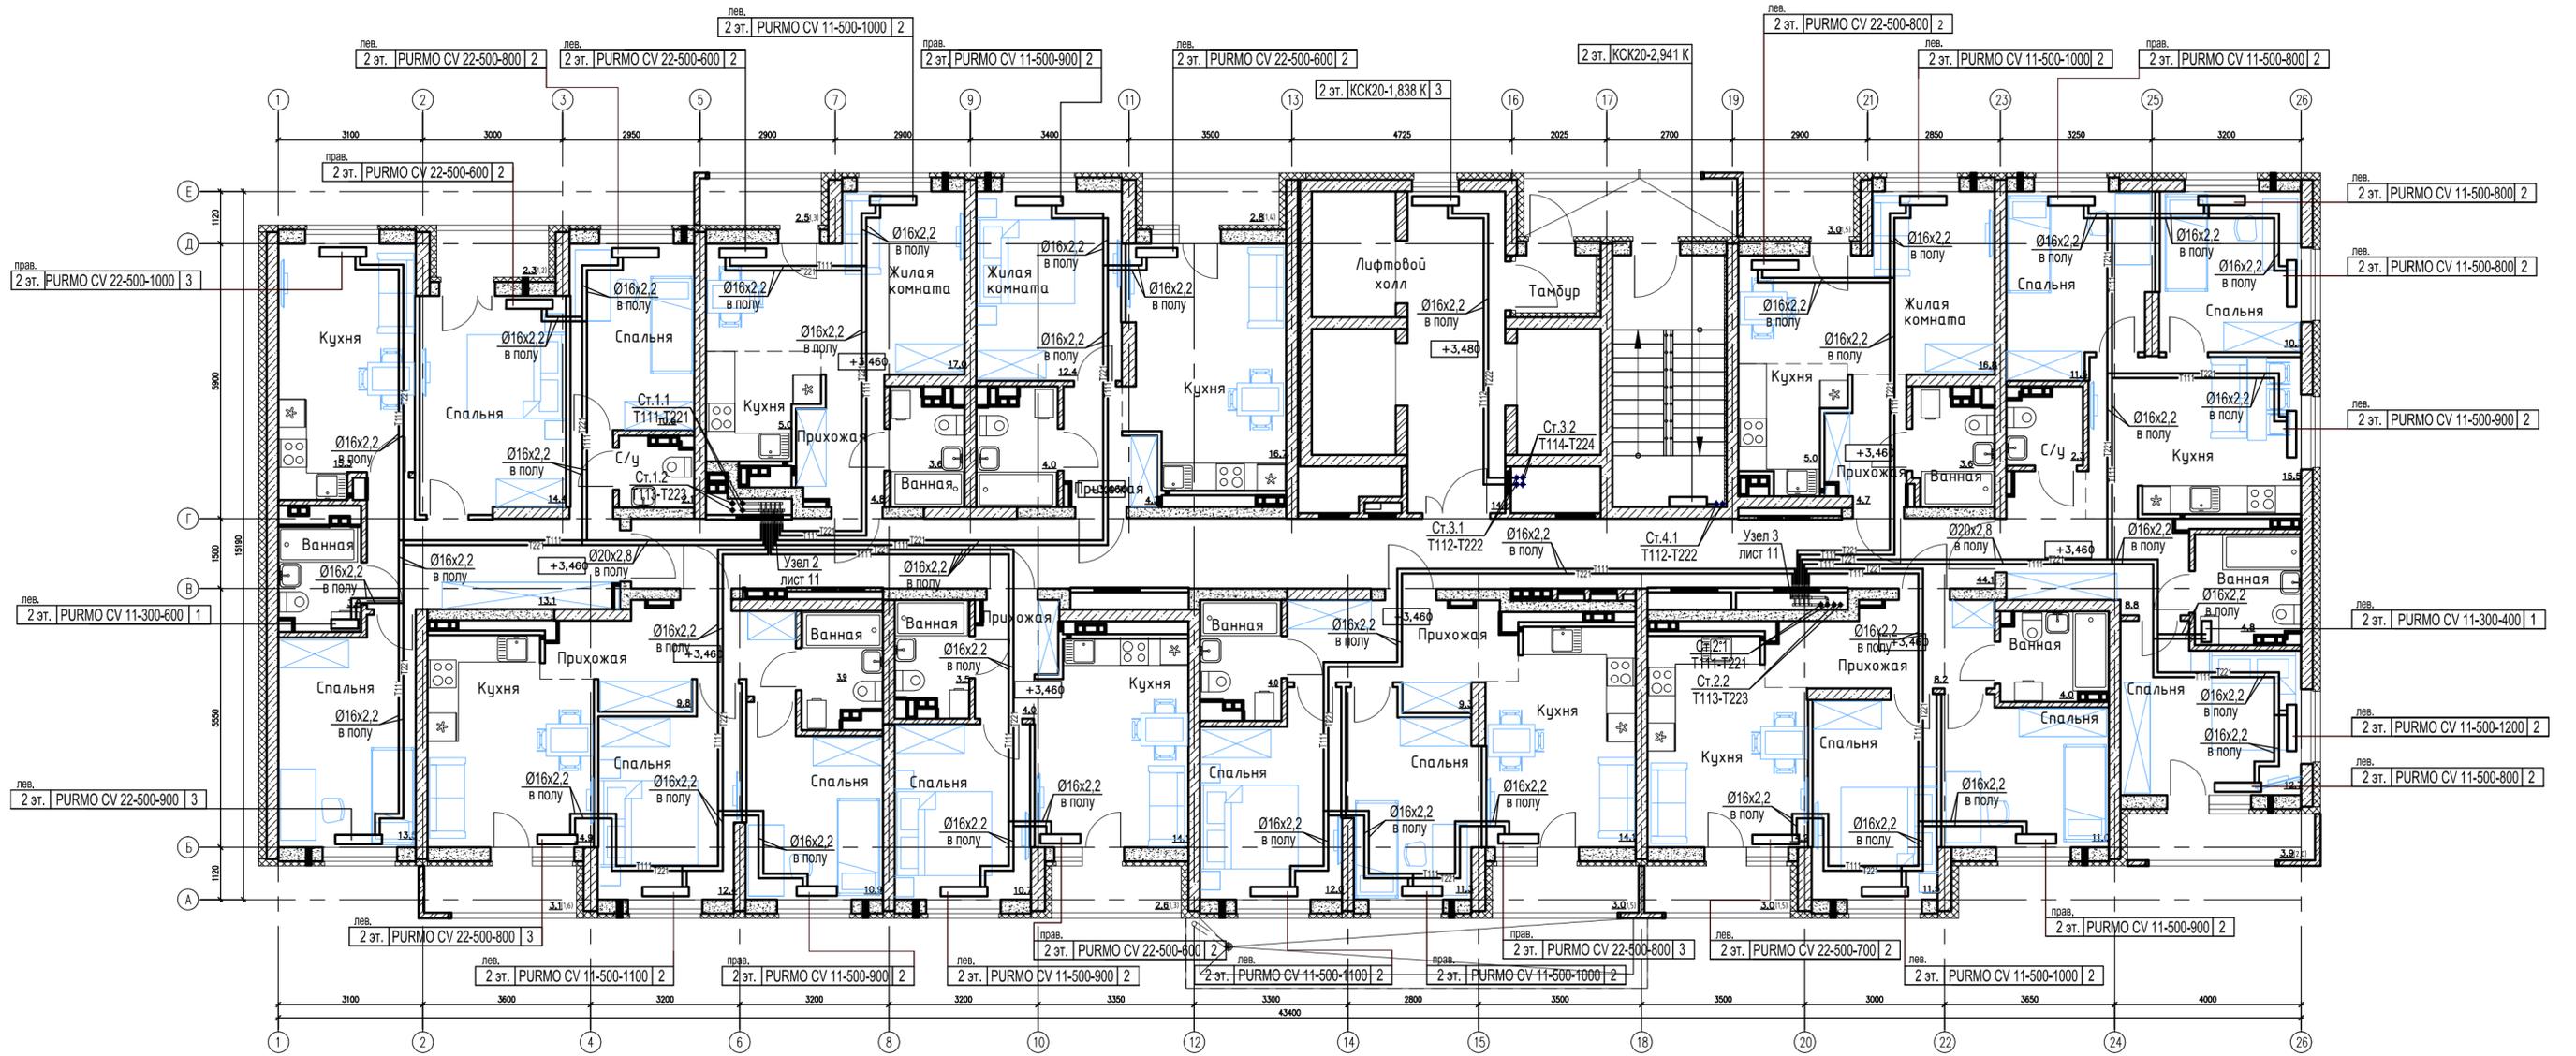


План 2 этажа

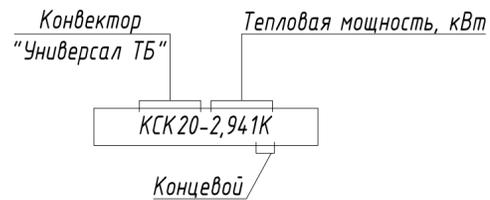

Условные обозначения:

Рadiator панельный  
"Purmo Ventil Contrast"

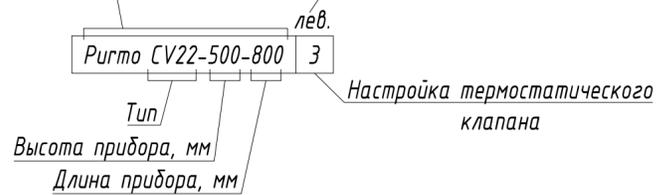

УСЛОВНЫЕ ОБОЗНАЧЕНИЯ

- T111 — Подводящий трубопровод системы отопления жилой части, 1-я зона
- T221 — Обратный трубопровод системы отопления жилой части, 1-я зона
- T113 — Подводящий трубопровод системы отопления жилой части, 2-я зона
- T223 — Обратный трубопровод системы отопления жилой части, 2-я зона
- T112 — Подводящий трубопровод системы отопления МОПов, 1-я зона
- T222 — Обратный трубопровод системы отопления МОПов, 1-я зона
- T114 — Подводящий трубопровод системы отопления МОПов, 2-я зона
- T224 — Обратный трубопровод системы отопления МОПов, 2-я зона
- T1.5 — Подводящий трубопровод системы отопления встроенных помещений
- T2.5 — Обратный трубопровод системы отопления встроенных помещений

ПРИМЕЧАНИЯ:

1. Раскладку труб в межквартирных коридорах см. совместно с разделом ВК

01/21-П-01-0В1

Многоэтажный жилой дом по ул. Монтерская в г. Екатеринбурге

| Изм.         | Кол.уч.  | Лист № док. | Подп. | Дата  | Отопление | Стадия                            | Лист | Листов |
|--------------|----------|-------------|-------|-------|-----------|-----------------------------------|------|--------|
| Разработал   | Черчик   |             |       | 11.21 |           |                                   |      |        |
| Пров.        | Немтина  |             |       | 11.21 |           |                                   |      |        |
| Н.контр.     | Дуракова |             |       | 11.21 |           |                                   |      |        |
| План 2 этажа |          |             |       |       |           | ИП Будков А.В.<br>г. Екатеринбург |      |        |