


План 1 этажа М1:100

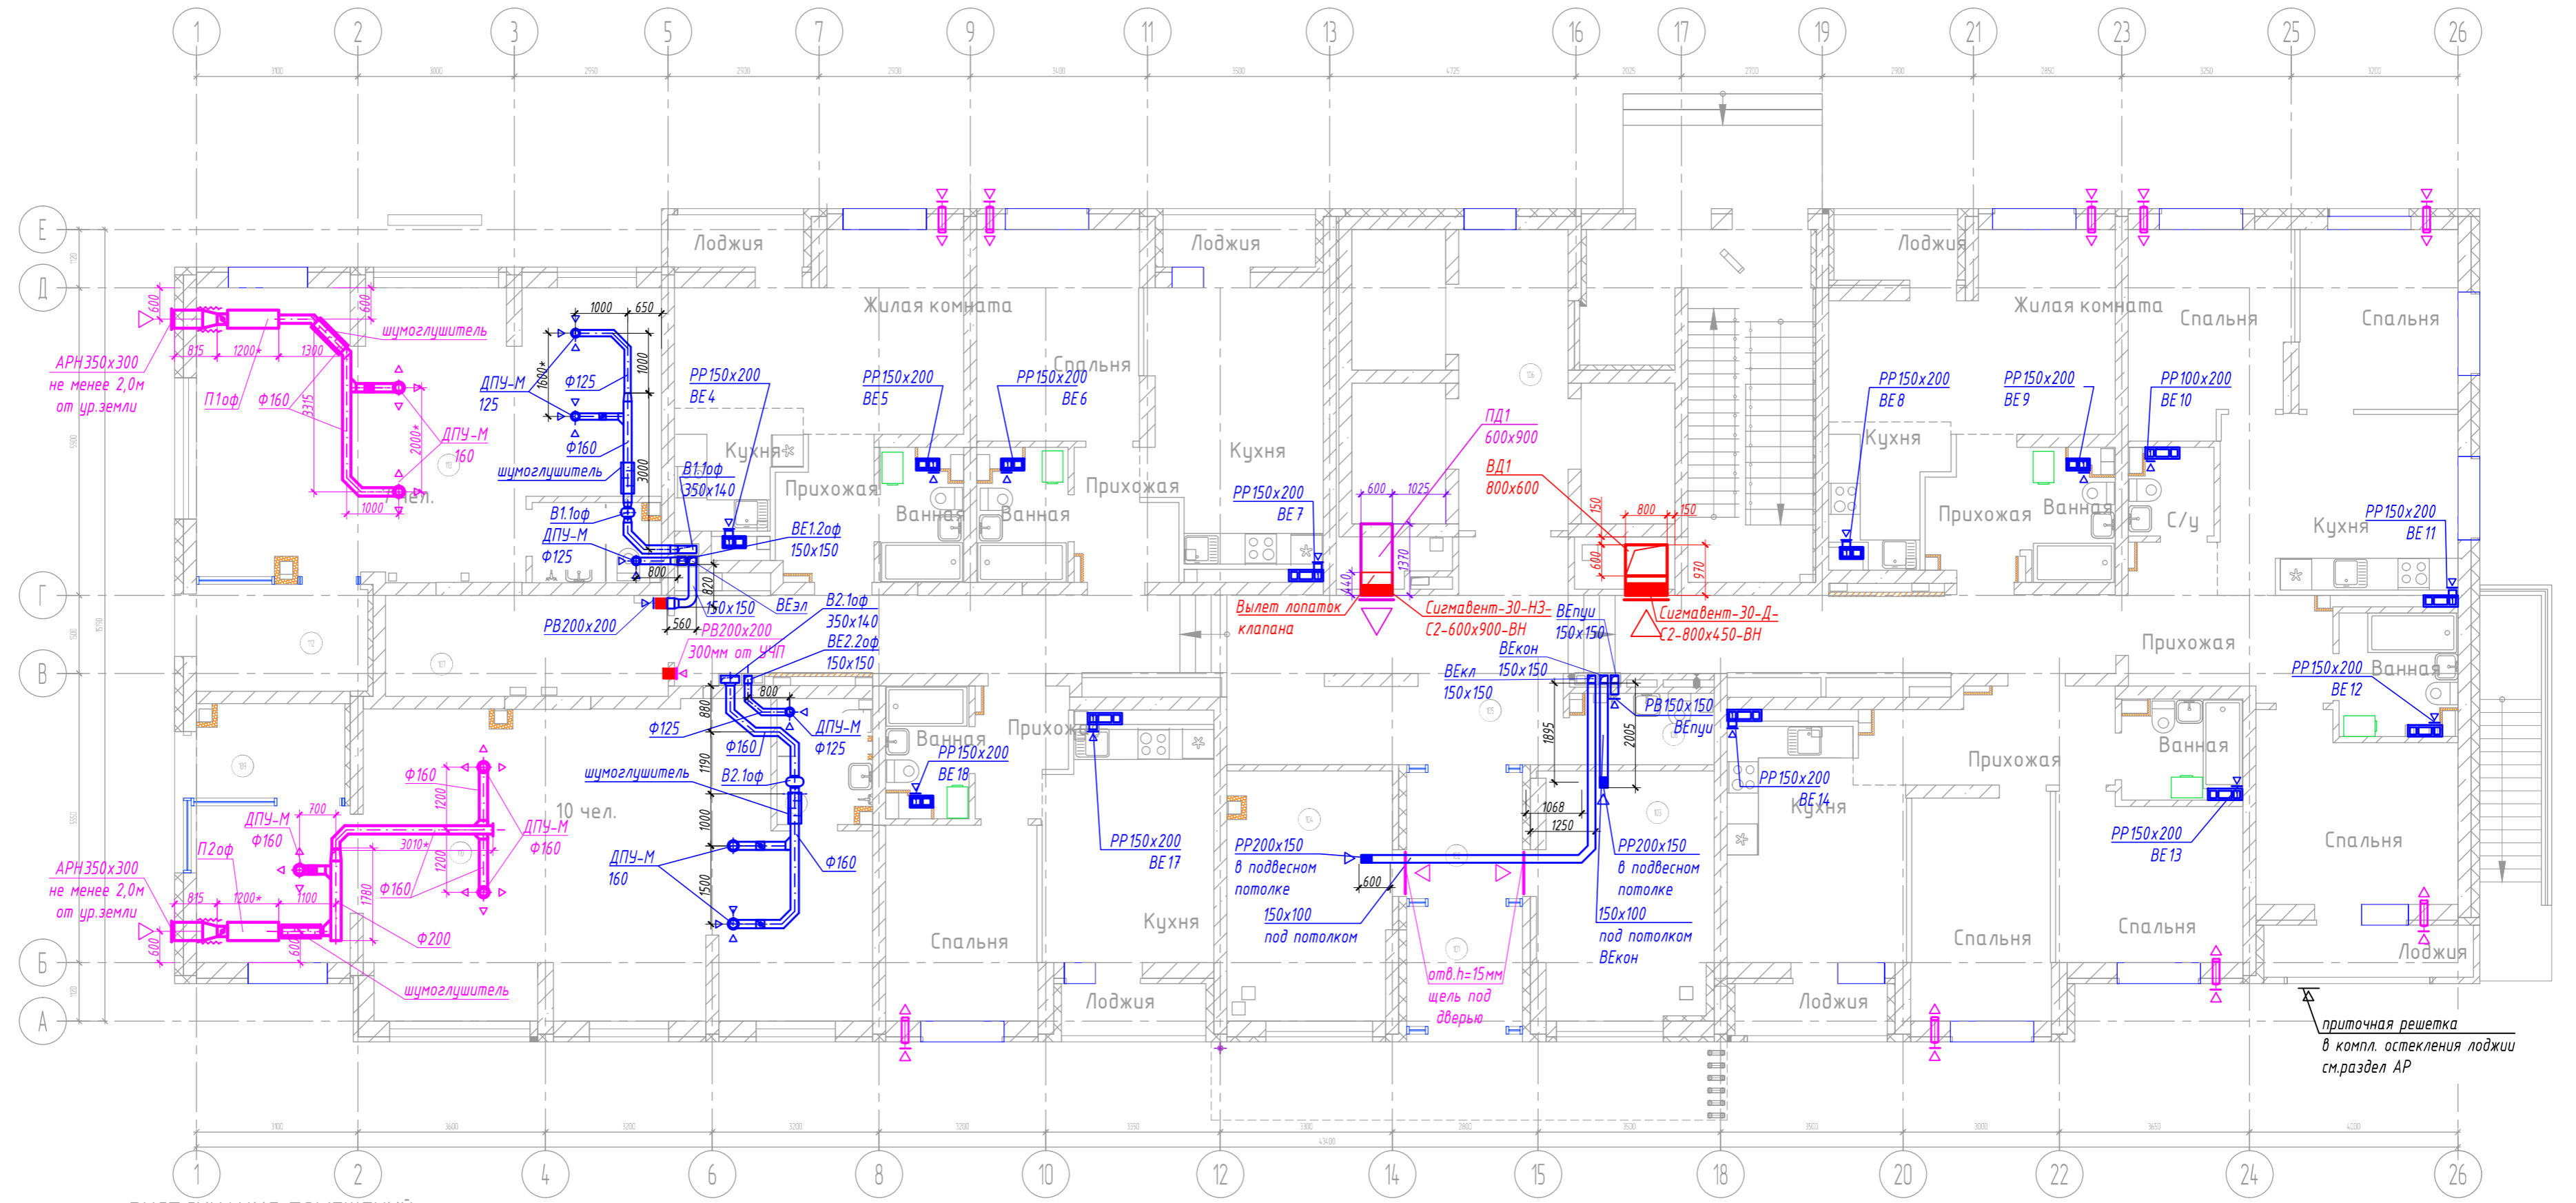

ЭКСПЛИКАЦИЯ ПОМЕЩЕНИЙ

Номер помещения	Наименование	Площадь, м ²	Кат. помещ.
Помещения жилого дома			
101	Тамбур	5,1	
102	Тамбур	5,5	
103	Помещение охраны	15,4	
104	Колясочная	14,5	В4
105	Коридор	0,3	
106	Лифтовой холл	11,8	
107	Электрощитовая	10,2	В4
108	Помещение уборочного инвентаря	3,5	В4
Встроенные помещения			
109	Тамбур	4,9	
110	Офис №2	61,8	
111	Санузел	4,2	
112	Тамбур	6,7	
113	Офис № 1	44,3	
114	Санузел	3,5	

Условные обозначения

PP 150x200 - вентиляционная решетка регулируемая шириной 150мм, высотой 200мм (размеры даны без фланцев);

Сигмавент-30-НЗ-С2-600x900-ВН - клапан противопожарный дымовой шириной 600мм, высотой 900мм, с огнезащитой EI 30, нормально закрытый, настенный, с эл.приводом внутри, без вылета заслонок за лицевую сторону корпуса;

▶▶▶ - приточный клапан КИВ-125 L=54мз/4 устанавливается рядом с окном, на уровне верхней трети окна, привязку клапанов принимать согласно раздела АР.

01/21-П-01-ОВ2					
Многоэтажный жилой дом по ул. Монтерская в г. Екатеринбурге					
Изм.	Кол.уч.	Лист	№ док.	Подп.	Дата
Разраб.		Дуракова			10.21
Пров.		Немтина			10.21
Н.контр.		Зуева			10.21
Вентиляция			Стадия	Лист	Листов
			Р	3	
План 1 этажа М1:100			ИП Будков А.В. г.Екатеринбург		