


План 1 этажа

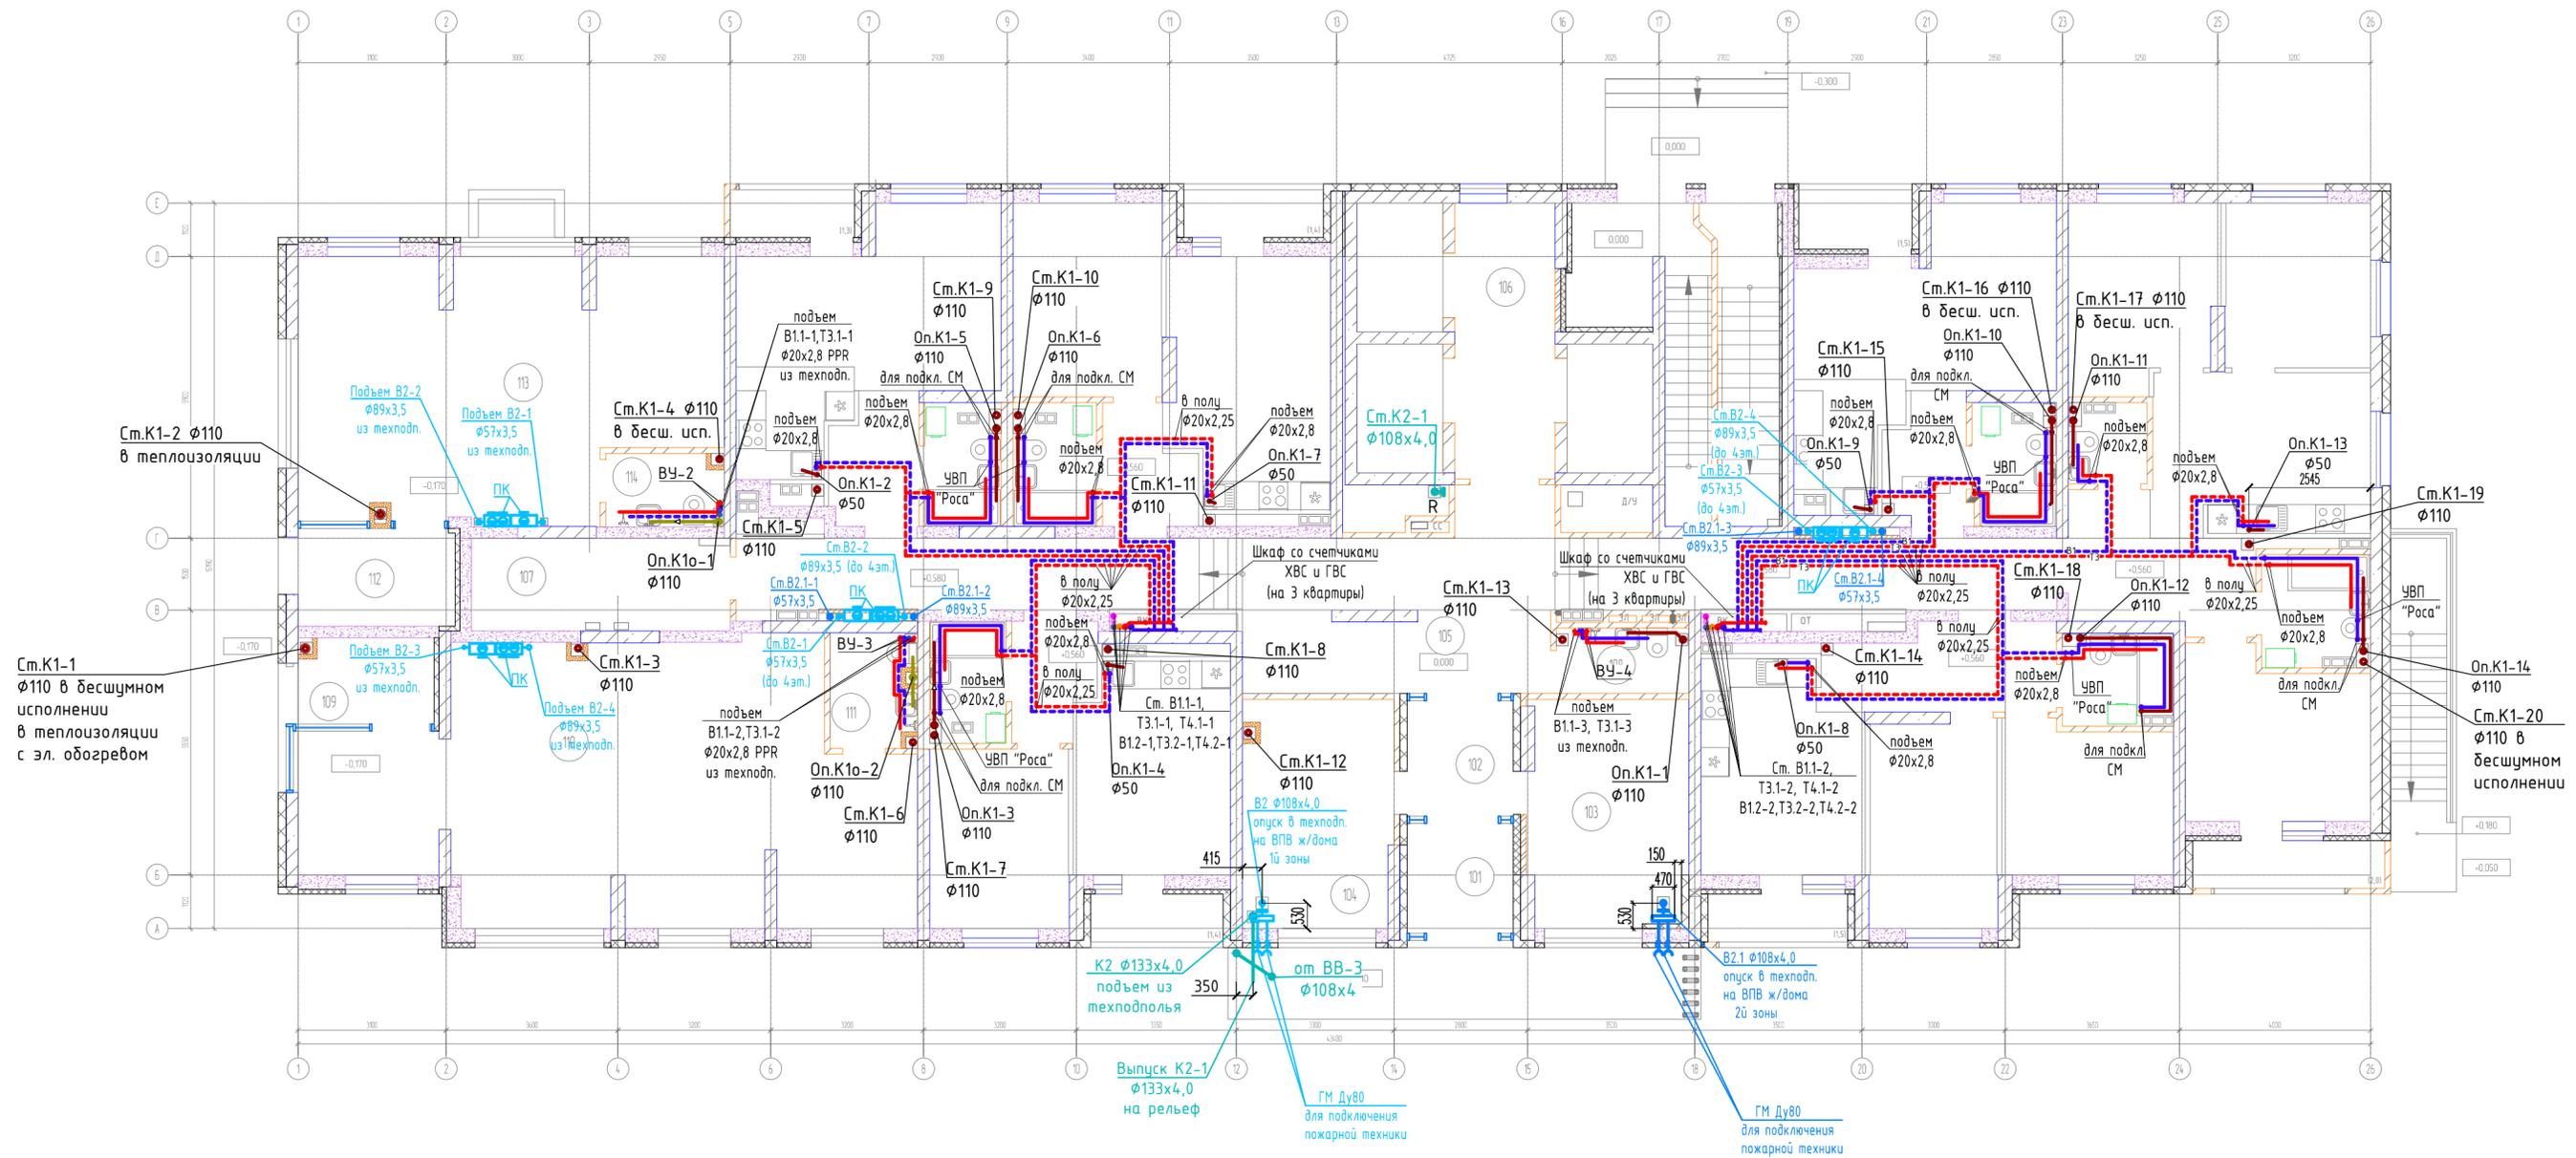

- В1 — проектируемый трубопровод ХВС низкого давления
- В1.1 — проектируемый трубопровод хозяйственного водоснабжения 1 зоны
- В1.2 — проектируемый трубопровод хозяйственного водоснабжения 2 зоны
- В2 — проектируемый трубопровод внутреннего пожаротушения низкого давления
- В2.1 — проектируемый трубопровод внутреннего пожаротушения жилого дома после насосов
- кран пожарный
- ВУ — водомерный узел
- ТЗ.1 — проектируемый трубопровод ГВС 1 зоны
- ТЗ.2 — проектируемый трубопровод ГВС 2 зоны
- Т4.1 — проектируемый трубопровод циркуляции ГВС 1 зоны
- Т4.2 — проектируемый трубопровод циркуляции ГВС 2 зоны
- К1 — канализация хозяйственно-бытовая жилого дома
- К10 — канализация хозяйственно-бытовая от офисов
- К2 — канализация дождевая (внутренний водосток)

1. Прокладку сетей водоснабжения в межквартирных коридорах производить в тесной укладке с разделом ОВ1 (отопление).

ЭКСПЛИКАЦИЯ ПОМЕЩЕНИЙ

Номер помещения	Наименование	Площадь, м2	Кат. помещ.
Помещения жилого дома			
101	Тамбур	5,1	
102	Тамбур	5,5	
103	Помещение охраны	15,4	
104	Колясочная	14,5	В4
105	Коридор	0,3	
106	Лифтовой холл	11,8	
107	Электрощитовая	10,2	В4
108	Помещение уборочного инвентаря	3,5	В4

ЭКСПЛИКАЦИЯ ПОМЕЩЕНИЙ (продолжение)

Номер помещения	Наименование	Площадь, м2	Кат. помещ.
Встроенные помещения			
109	Тамбур	4,9	
110	Офис №2	61,8	
111	Санузел	4,2	
112	Тамбур	6,7	
113	Офис № 1	44,3	
114	Санузел	3,5	

01/21-П-01-ВК					
Многоквартирный жилой дом по ул. Монтерская в г. Екатеринбурге					
Изм.	Кол.уч.	Лист	№ док.	Подпись	Дата
Разработал		Неустроева			11.21
Проверил		Немтина			11.21
Н.контр.		Гордолова			11.21
Водоснабжение и водоотведение			Стадия	Лист	Листов
			Р	3	
План 1 этажа			ИП Будков А.В.		