



План машинного помещения

Условные обозначения

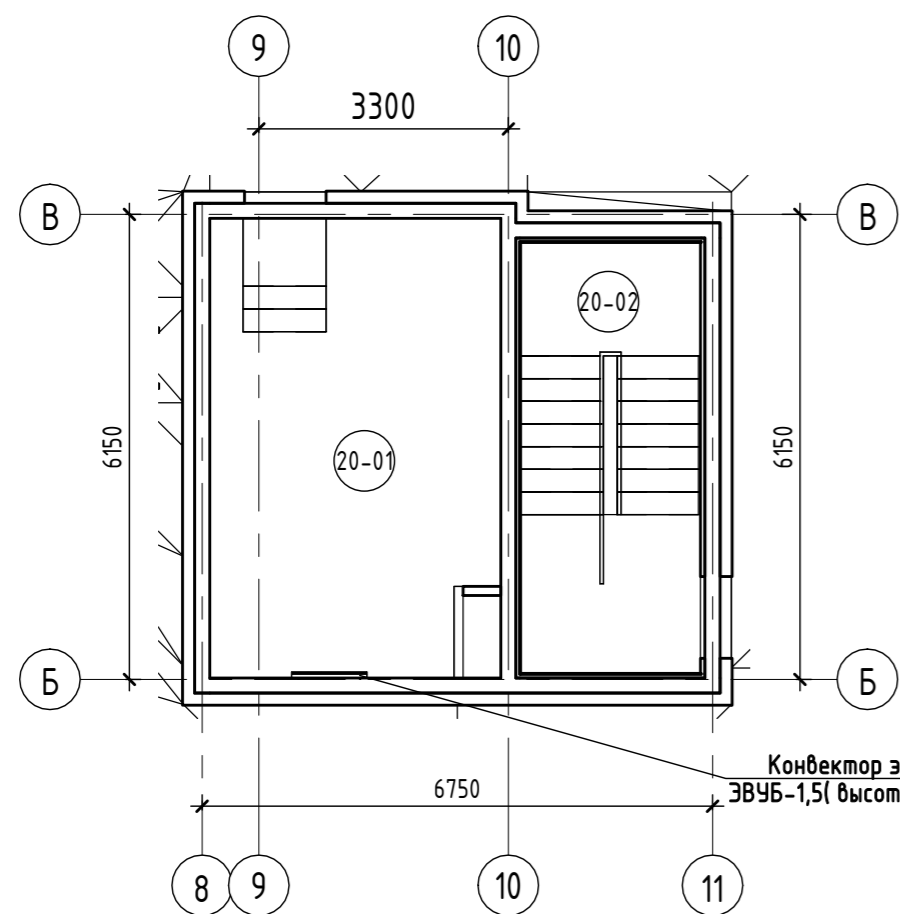

Конвектор электрический настенный
ЭВЧБ-1,5(высота установки 200 мм от пола)

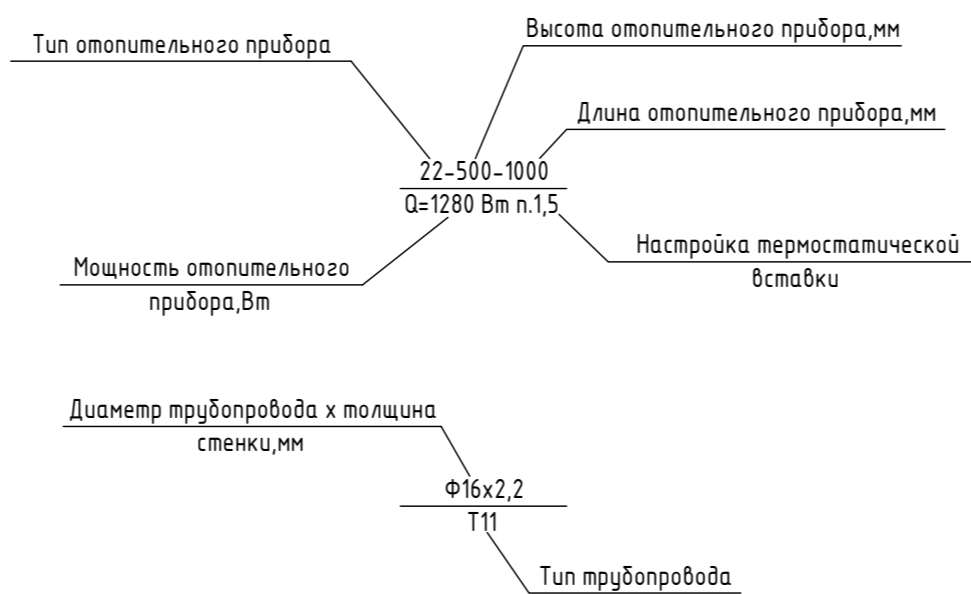

29/05-П-С6-0В1					
1	-	Зам	08-22	И.В.М.	01.2022
Изм.	К.уч.	Лист	№ док	Подпись	Дата
Многоэтажная жилая застройка по ул.Металлургов в г.Екатеринбурге. 1 очередь					
Жилой дом				Стадия	Лист
План 18 этажа				Р	7
ООО "ПРОЕКТ-ИНЖИНИРИНГ ГРУПП"				Листов	
ГИП	Герт			08.21	
Н. контроль	Сафронов			08.21	
Проверил	Зейферт			08.21	
Разработал	Мелихова			08.21	

Согласовано	Леников
ГАП	
Согласовано	Бирмасов
Глав. спец. ЭЛ	Конюшев
Глав. спец. ВК	Чибарь
Глав. спец. КХ	
Взам. инв. №	
Подп. и дата	
Инв. № подл.	