


1-1 (конструкция КИБ-125)

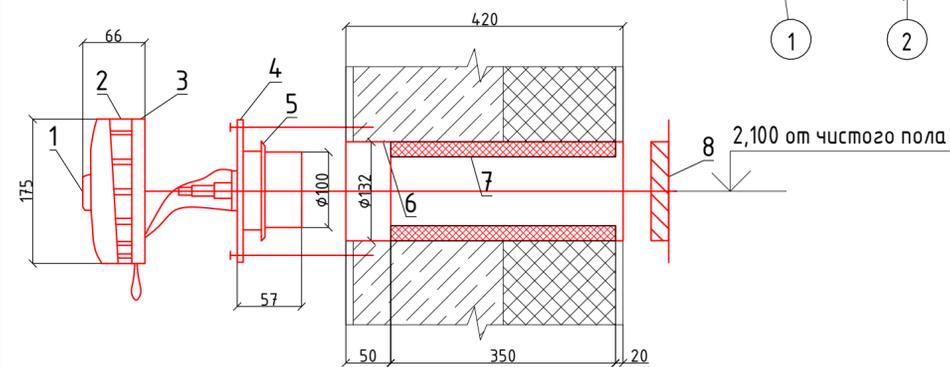

- 1 - Регулировочная ручка;
- 2 - Крышка оголовка;
- 3 - Фильтр G3(EU3);
- 4 - Внутренняя часть оголовка с заслонкой;
- 5 - Уплотнительное кольцо;
- 6 - Труба ПНД 132x3,5 (комплектно с клапаном);
- 7 - Тепло-шумоизоляция;
- 8 - Наружная алюминиевая решётка с сеткой.

Экспликация помещений

Номер помеще-ния	Наименование	Площадь, м ²	Кат. помеще-ния
2-01	Межквартирный коридор	30,66	
2-02	Лифтовой холл	7,55	
2-03	Тамбур	3,36	
2-04	Переходная лоджия	8,10	
2-05	ЛК Н1	13,63	
2-06	Техническое помещение	32,05	

29/05-П-С6-0В2					
Э	-	ЗАМ	93-22	<i>[Signature]</i>	07.22
1	-	ЗАМ	39-22	<i>[Signature]</i>	03.22
Изм.	К.уч.	Лист	№док	Подпись	Дата
Многоэтажная жилая застройка по ул.Металлургов в г.Екатеринбурге. 1 очередь					
Вентиляция				Стадия	Лист
ГИП Герт				Р	4
Н. контроль Мелихова					
Проверил Зейферт					
Разработал Шибаева					
План 2 этажа				ООО "ПРОЕКТ-ИНЖИНИРИНГ ГРУПП"	

Согласовано
 ГАП
 Согласовано
 Взам. инв. №
 Лист № подл.
 Подп. и дата
 Инв. № подл.