


(2-2 конструкция КИБ-125)

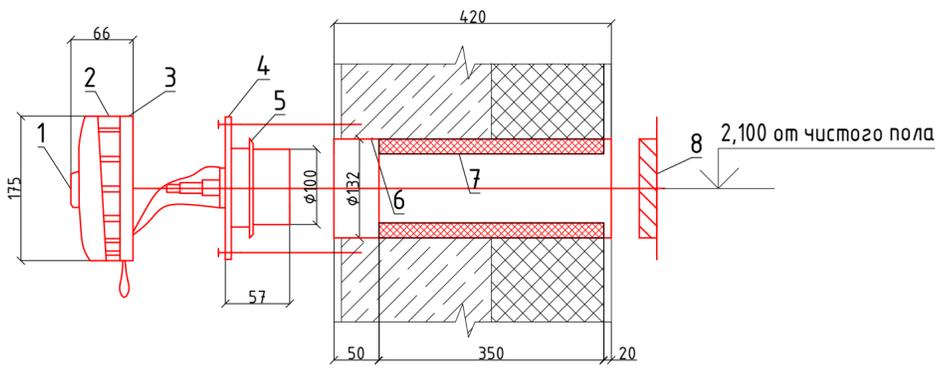

- 1 - Регулировочная ручка;
- 2 - Крышка оголовка;
- 3 - Фильтр G3(EU3);
- 4 - Внутренняя часть оголовка с заслонкой;
- 5 - Уплотнительное кольцо;
- 6 - Труба ПНД 132x3,5 комплектно с клапаном);
- 7 - Тепло-шумоизоляция;
- 8 - Наружная алюминиевая решётка с сеткой.

Экспликация помещений

Номер помещения	Наименование	Площадь, м <sup>2</sup>	Кат. помещения
11-01	Межквартирный коридор	44,73	
11-02	Лифтовой холл	13,19	
11-03	Тамбур	2,07	
11-04	Переходная лоджия	8,97	
11-05	ЛК Н1	13,68	

29/05-П-С5-0В2					
3	-	ЗАМ	93-22	<i>[Signature]</i>	07.22
1	-	ЗАМ	39-22	<i>[Signature]</i>	03.22
Изм.	К.уч.	Лист	№ док	Подпись	Дата
Многоэтажная жилая застройка по ул.Металлургов в г.Екатеринбурге. 1 очередь					
Вентиляция				Стадия	Лист
План 4-11 этажа				Р	6
ООО "ПРОЕКТ-ИНЖИНИРИНГ ГРУПП"				Листов	
ГИП	Герт	<i>[Signature]</i>	06.21		
Н. контроль	Мелихова	<i>[Signature]</i>	06.21		
Проверил	Зейферт	<i>[Signature]</i>	06.21		
Разработал	Шибяева	<i>[Signature]</i>	06.21		