


Экспликация помещений

Номер помещения	Наименование	Площадь, м ²	Кат. помещения
0-01	Техподполье	159,42	
0-02	Электрощитовая	13,50	Г
0-03	Узел связи	9,09	В4
0-04	ИТП	40,57	Д
0-05	Насосная	44,19	Д

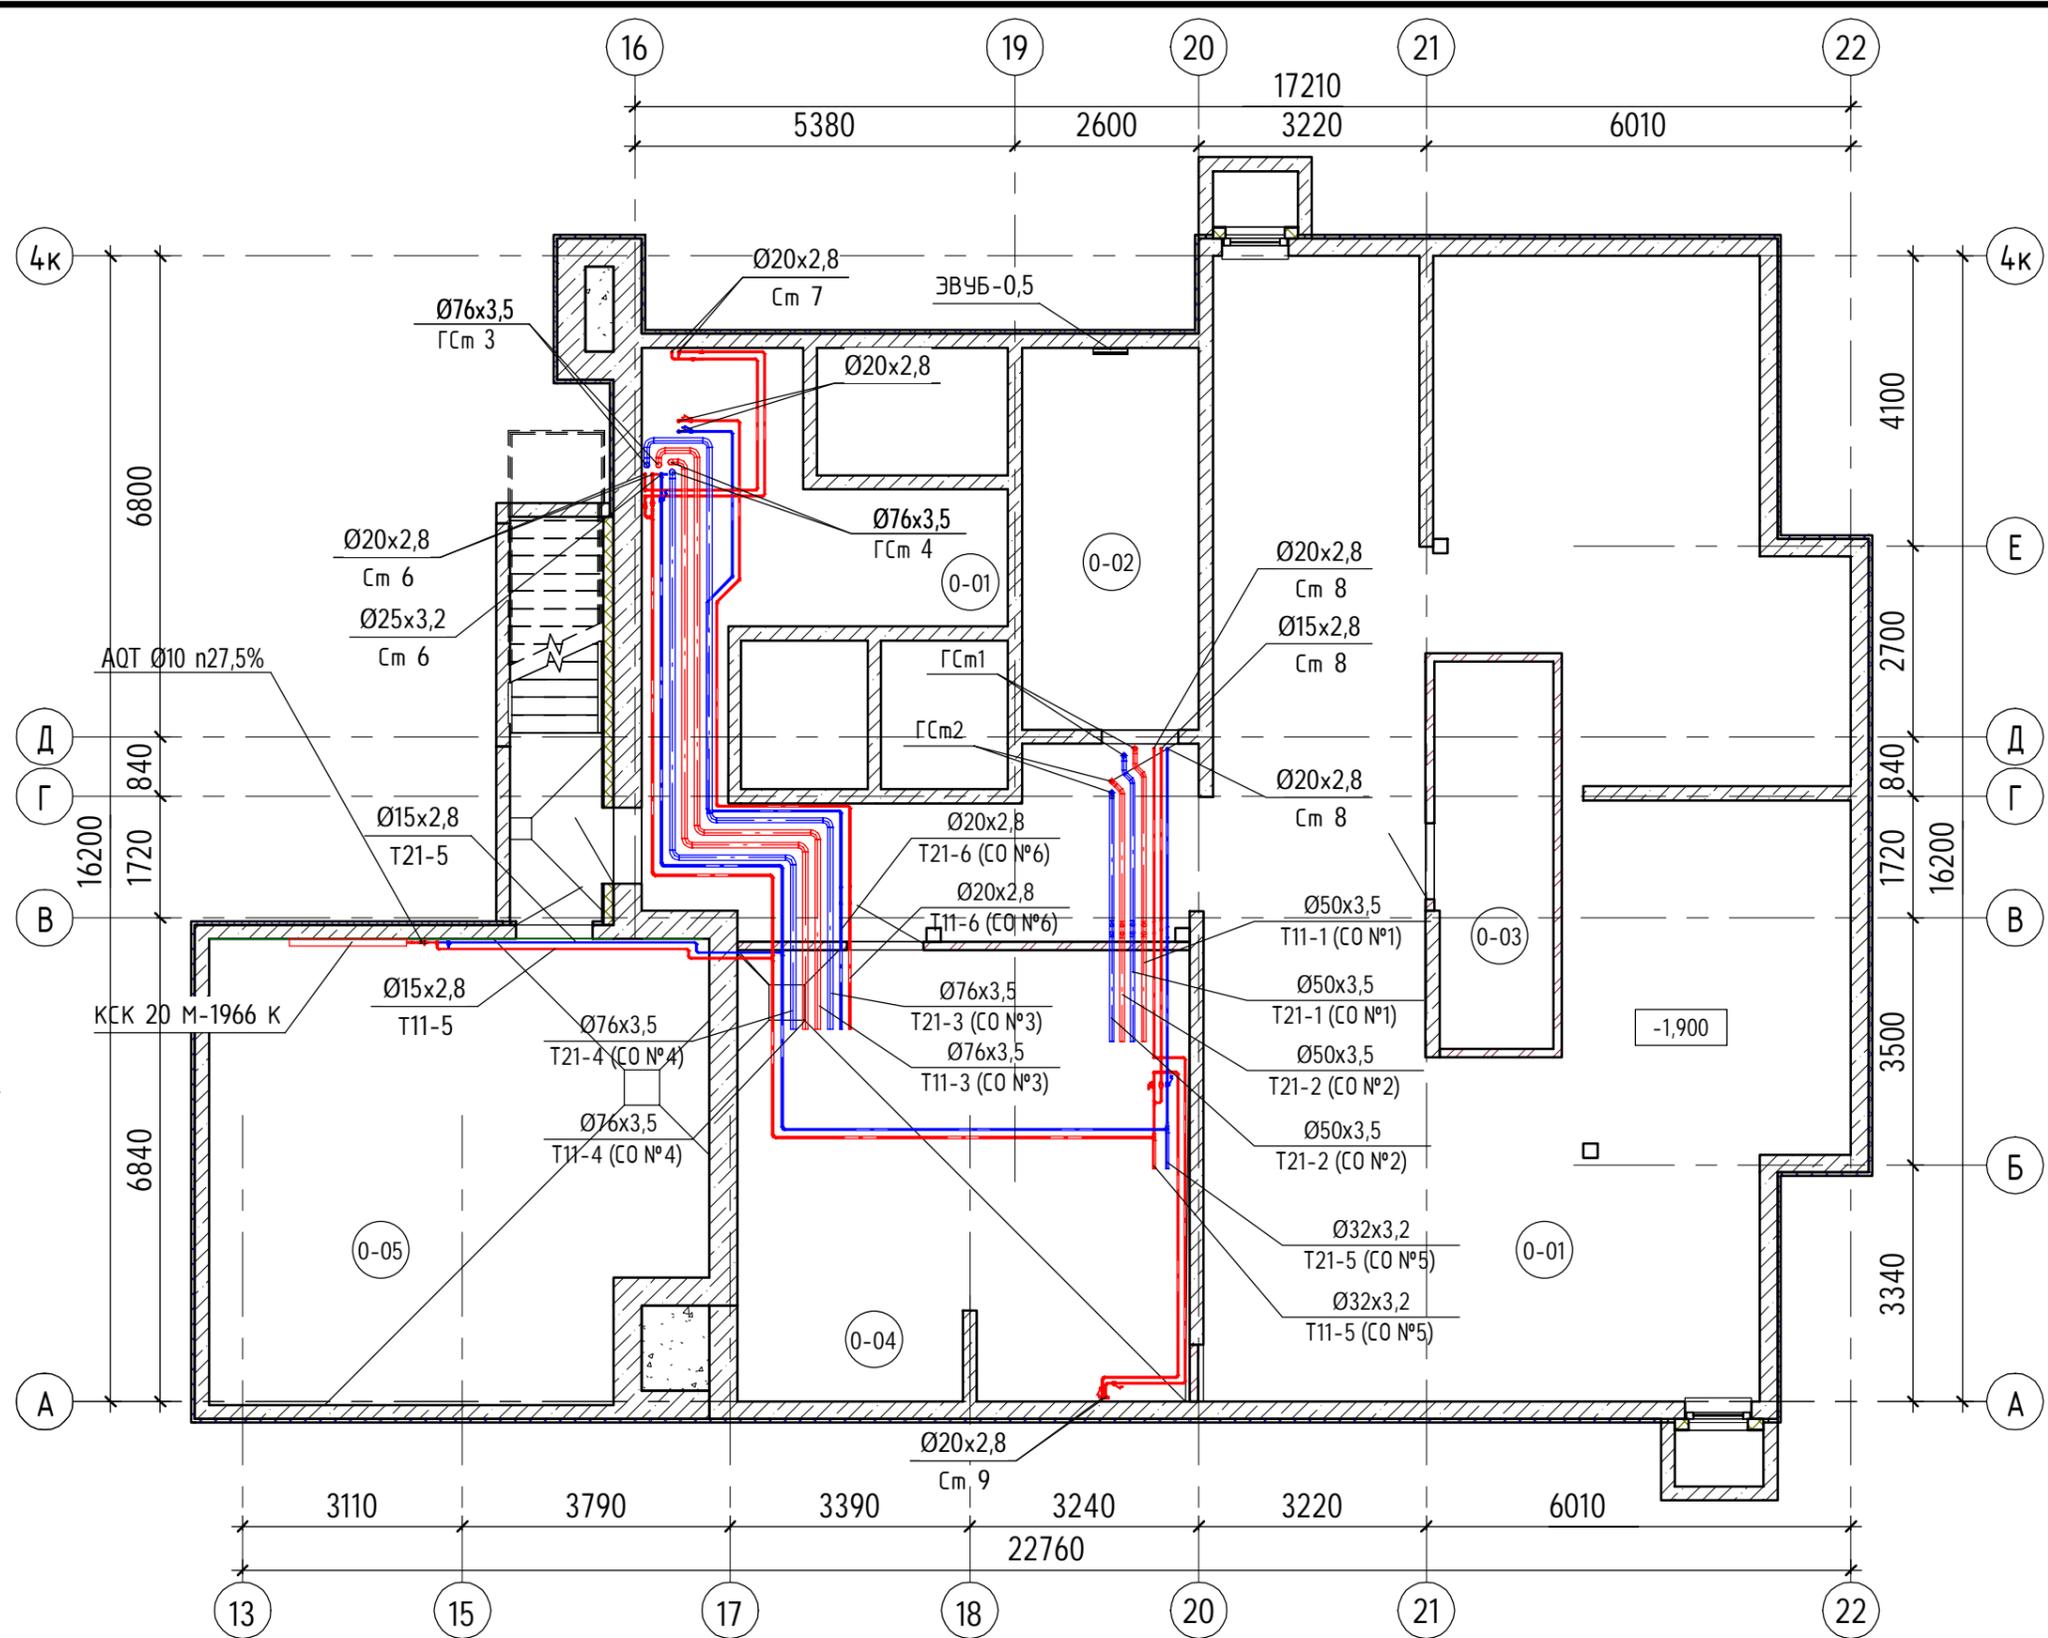

						29/05-П-С4-0В1			
						Многоэтажная жилая застройка по ул. Metallургов в г. Екатеринбург. 1 очередь			
Изм.	К.уч.	Лист	№ док	Подпись	Дата	25-этажный жилой дом С4	Стадия	Лист	Листов
							Р	2	
Н. контроль	Герт			<i>[Signature]</i>	07.21	План -1 этажа	ООО "ПРОЕКТ-ИНЖИНИРИНГ ГРУПП"		
Проверил	Мелихова			<i>[Signature]</i>	07.21				
Разработал	Зейферт			<i>[Signature]</i>	07.21				

Согласовано		Согласовано		Взам. инв. №		Подп. и дата		Инв. № подл.	
Демидов		Бурмасов		Инв. №					
ГАП		Конюшков		Инв. №					
		Чударь		Инв. №					