


| ЭКСПЛИКАЦИЯ МОП 1 ЭТАЖА | | | |
|-------------------------|-----------------------|-------------|------|
| № п/п | Наименование | Площадь, м2 | Кат. |
| 1-02 | Тамбур | 0,00 | |
| 1-03 | Колясочная | 20,29 | ВЗ |
| 1-04 | Межквартирный коридор | 0,00 | |
| 1-05 | Лифтовой холл | 15,52 | |
| | | 35,81 | |

| ЭКСПЛИКАЦИЯ ПОМЕЩЕНИЙ 1 ЭТАЖА | | | |
|-------------------------------|---------------|-------------|------|
| № п/п | Наименование | Площадь, м2 | Кат. |
| 1-01 | Тамбур | 15,56 | |
| 1-02 | Тамбур | 13,08 | |
| 1-03 | Тамбур | 32,80 | |
| 1-05 | Лифтовой холл | 15,52 | |
| 1-06 | ЛК Н1 | 12,57 | |
| | | 89,52 | |

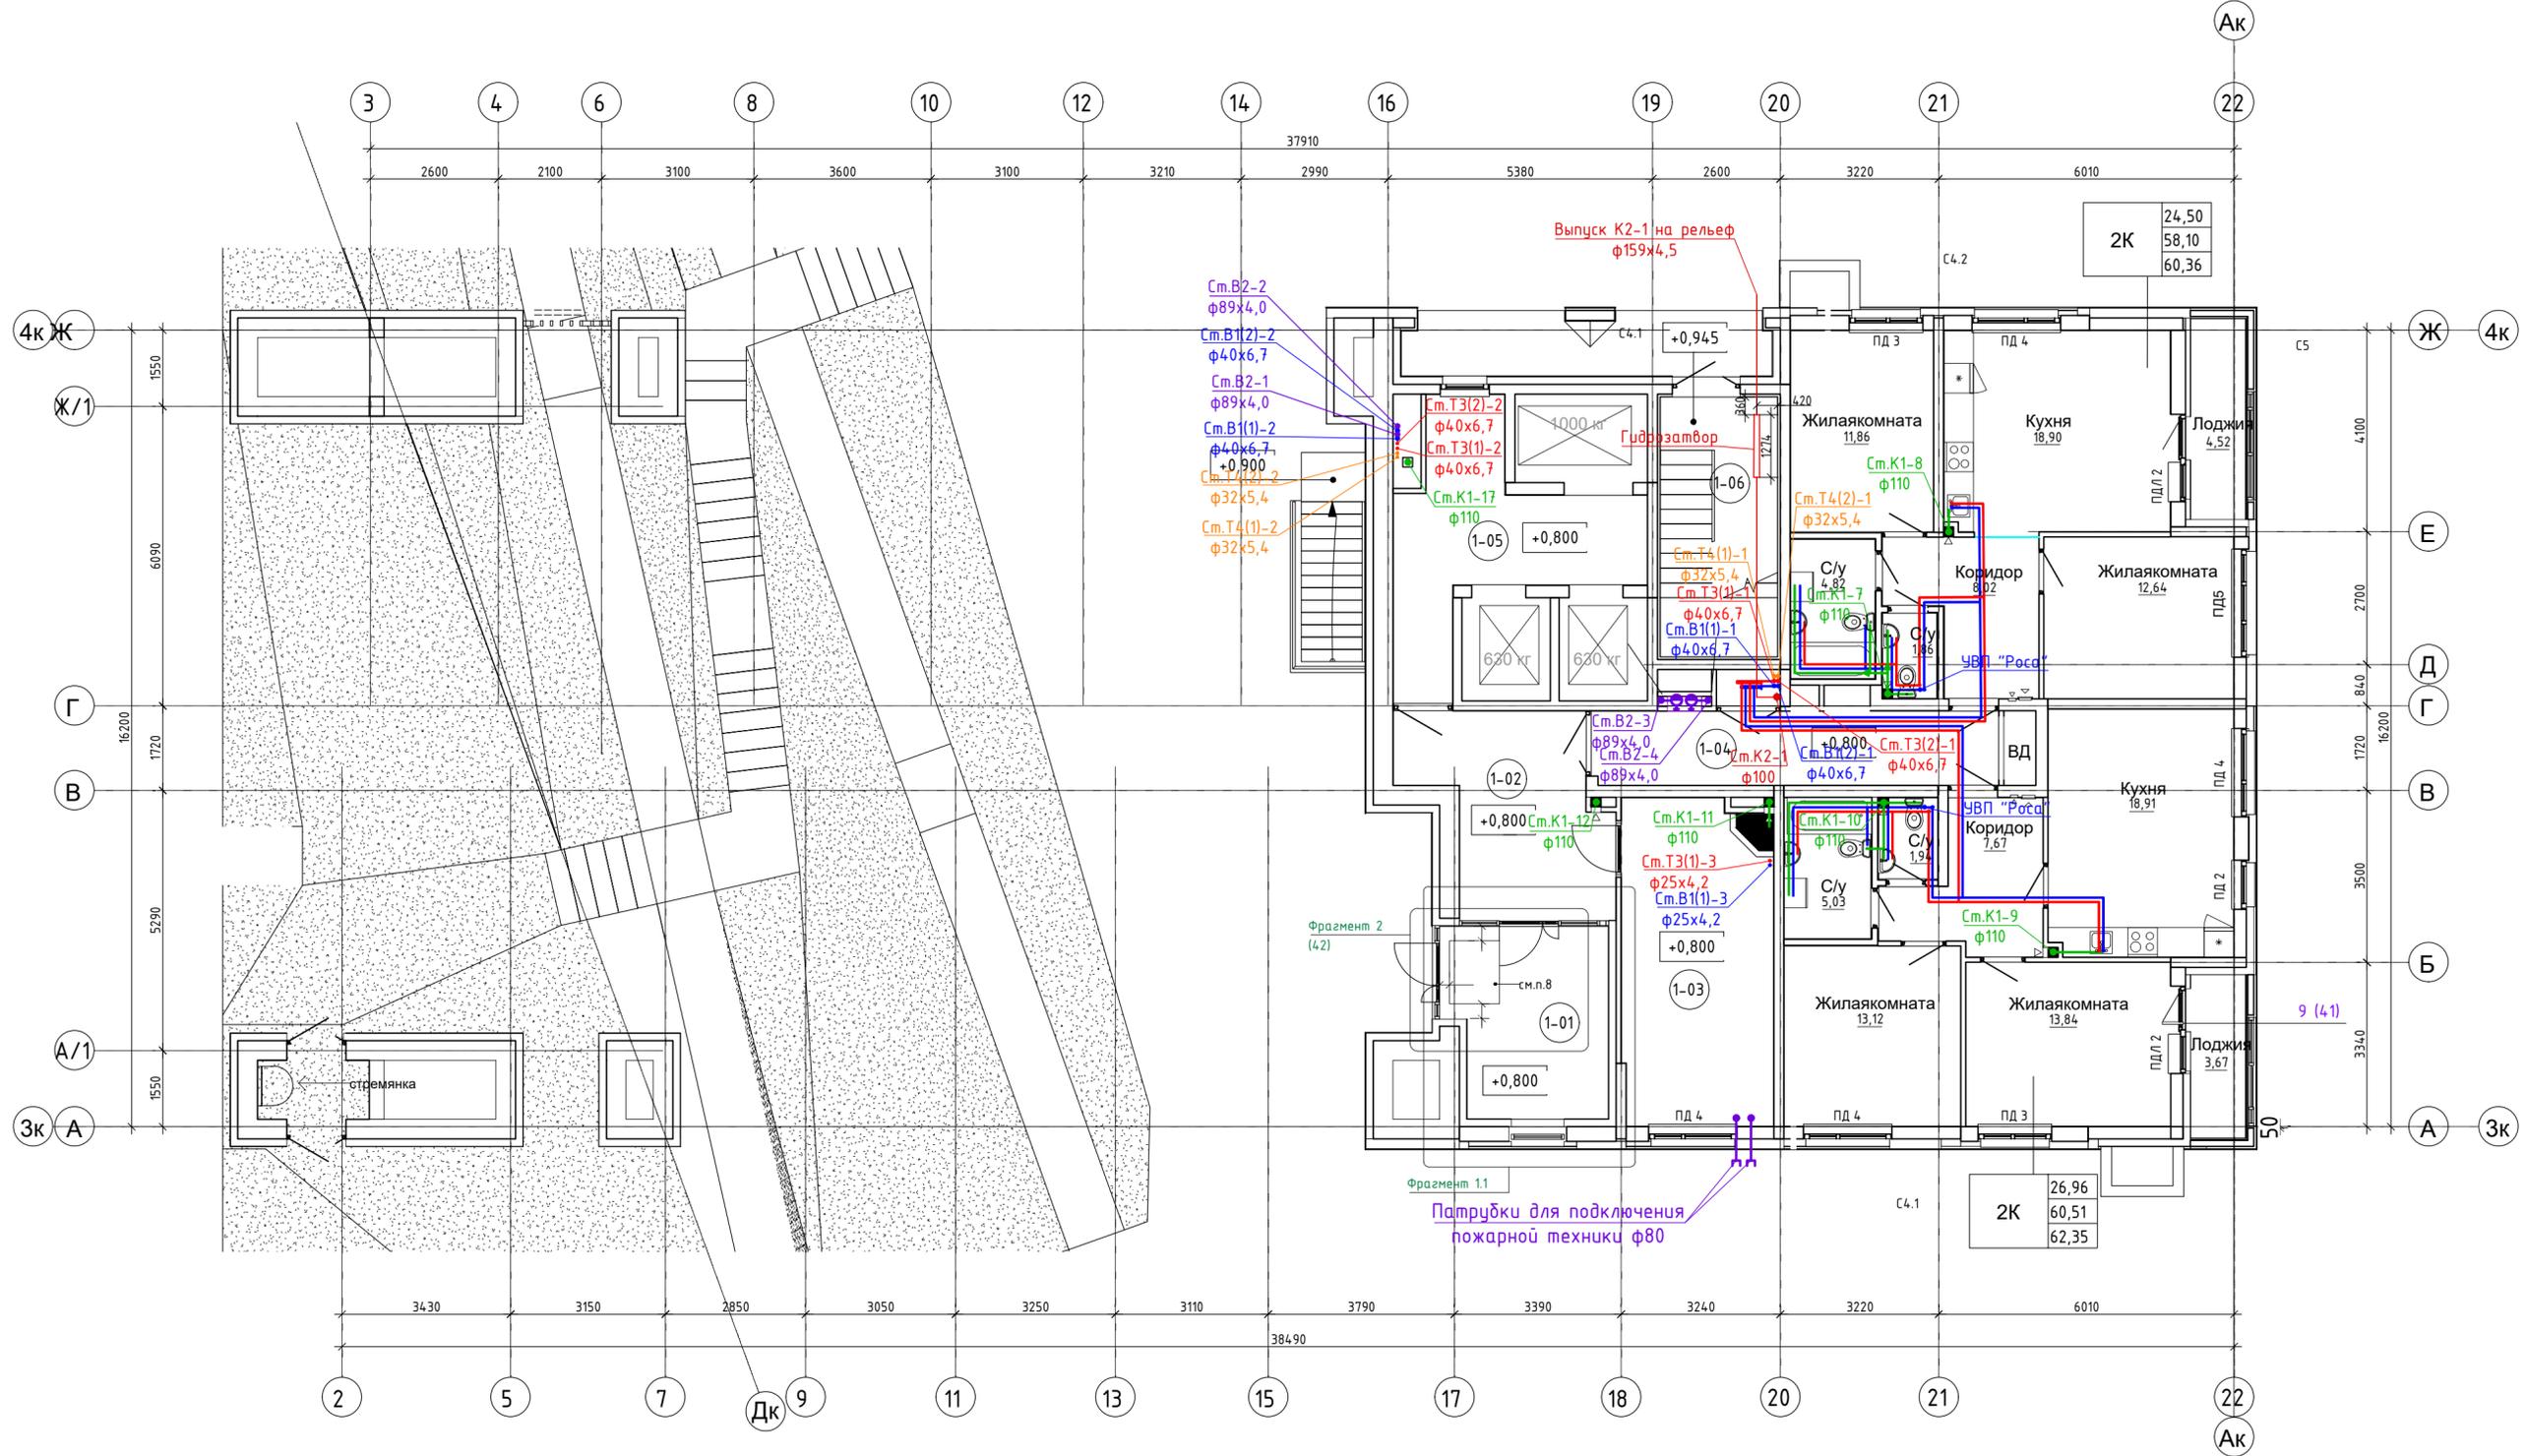

- Условные обозначения:
- В1(1) — система хозяйственно-питьевого водоснабжения 1 зоны
 - В1(2) — система хозяйственно-питьевого водоснабжения 2 зоны
 - Т3(1) — система горячего водоснабжения 1 зоны
 - Т3(2) — система горячего водоснабжения 2 зоны
 - Т4(1) — система циркуляционного трубопровода 1 зоны
 - Т4(2) — система циркуляционного трубопровода 2 зоны
 - В2 — система противопожарного водоснабжения жилого дома
 - К1 — хоз-бытовая канализация
 - К2 — канализация ливневая

| Изм. | Кол.уч. | Лист № док. | Подп. | Дата |
|------|---------|-------------|--------------------|-------|
| 4 | - | зам. 29-23 | <i>[Signature]</i> | 03.23 |
| 2 | - | зам. 37-22 | <i>[Signature]</i> | 10.22 |
| 1 | - | зам. 40-21 | <i>[Signature]</i> | 09.21 |

| | | | |
|--|----------|--------------------|-------|
| 29/05-Р-С4-ВК | | | |
| Многоэтажная жилая застройка по ул. Металлургов в г. Екатеринбург, 1 очередь | | | |
| Секция С4 | | Стадия | Лист |
| | | Р | 4 |
| План 1 этажа | | Листов | |
| ГИП | Коноплев | <i>[Signature]</i> | 06.21 |
| Н. контроль | Коноплев | <i>[Signature]</i> | 06.21 |
| Проверил | Волкова | <i>[Signature]</i> | 06.21 |
| Разработал | Шалённый | <i>[Signature]</i> | 06.21 |



| | | | |
|---------|-------|---|------|
| № подл. | Подп. | и | Дата |
| № подл. | Подп. | и | Дата |
| № подл. | Подп. | и | Дата |
| № подл. | Подп. | и | Дата |

| | | | |
|-------------|--------------|-----------|-------|
| СОГЛАСОВАНО | Гл. спец. ЭИ | Бурмасов | 06.21 |
| СОГЛАСОВАНО | Гл. спец. СС | Сайдулина | 06.21 |
| СОГЛАСОВАНО | Гл. спец. ЧД | Демидов | 06.21 |
| СОГЛАСОВАНО | Гл. констр. | Чубарь | 06.21 |