


ЭКСПЛИКАЦИЯ МОП 5 ЭТАЖА			
№ п/п	Наименование	Площадь, м2	Кат.
5-01	Межквартирный коридор	18,47	
5-02	Лифтовый холл	12,19	
5-03	Тамбур	1,93	
5-04	Переходная лоджия	9,07	
5-05	ЛК Н1	12,57	
5-06	Техническое помещение	4,12	
5-07	Переходная лоджия	9,85	
		68,21	

ЭКСПЛИКАЦИЯ ПОМЕЩЕНИЙ 5 ЭТАЖА			
№ п/п	Наименование	Площадь, м2	Кат.
5-01	Межквартирный коридор	18,47	
5-02	Лифтовый холл	12,19	
5-03	Тамбур	1,93	
5-04	Переходная лоджия	9,07	
5-05	ЛК Н1	12,57	
5-06	Техническое помещение	267,75	
5-07	Переходная лоджия	56,41	
		378,40	

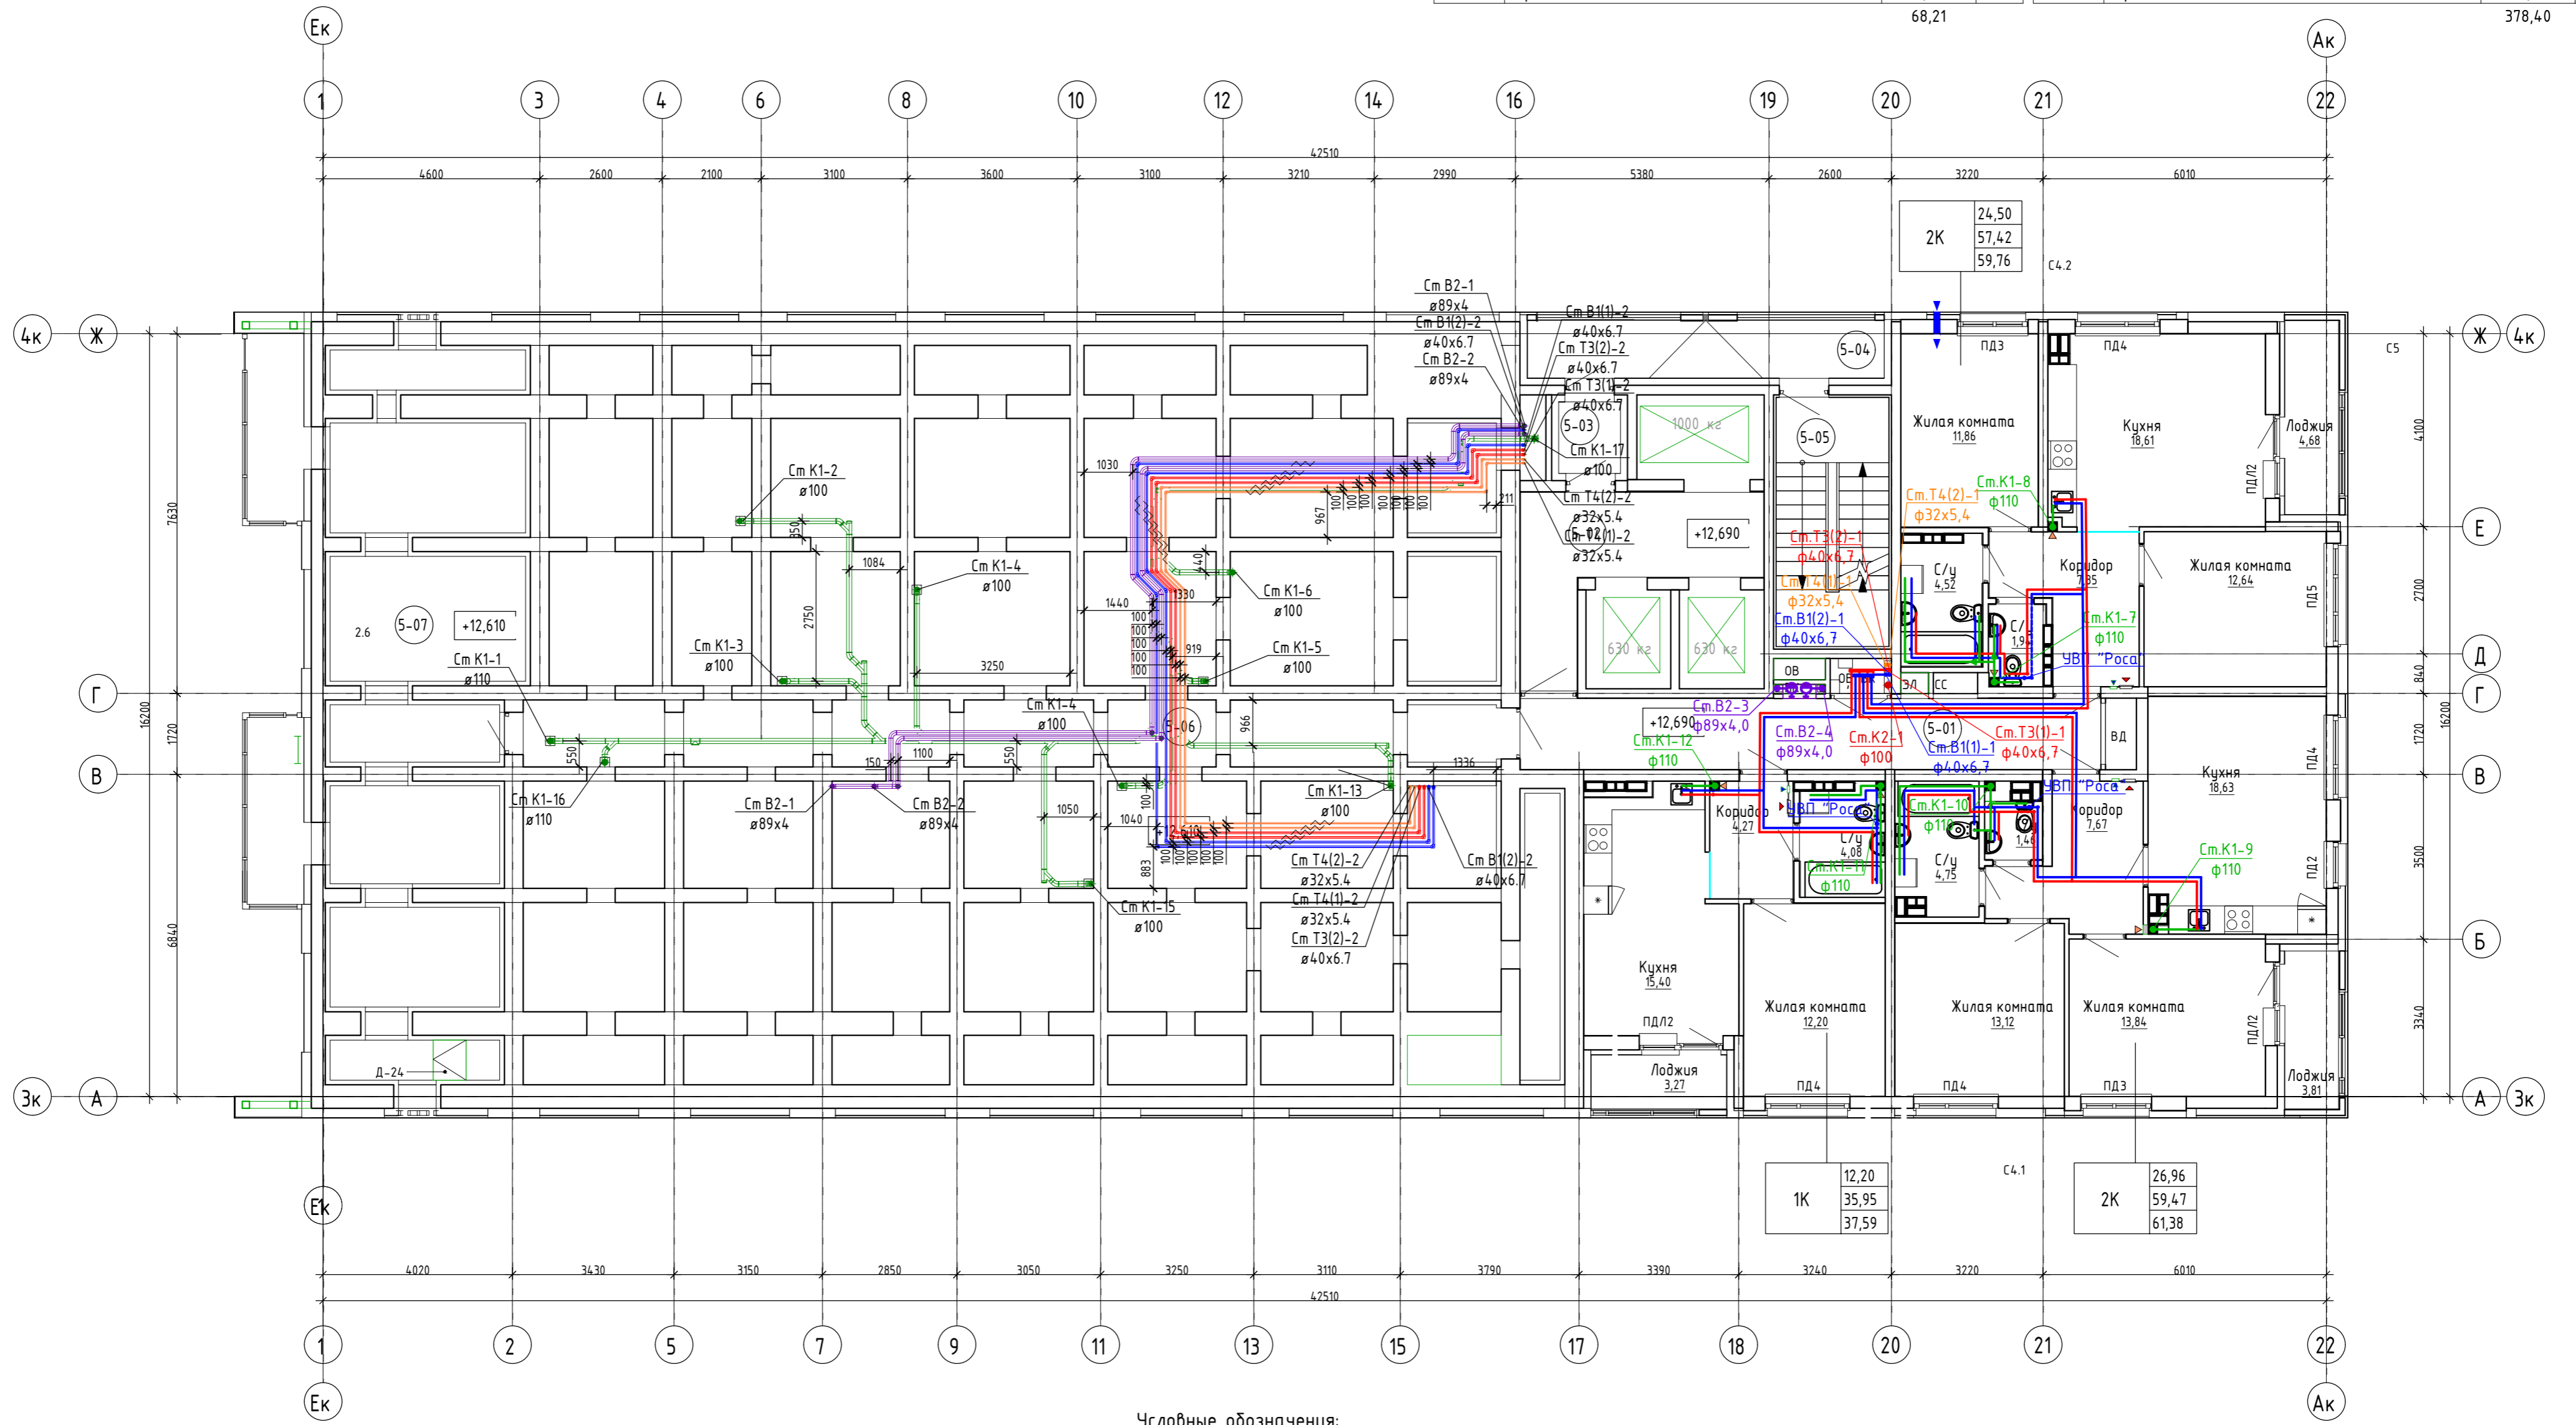

СОГЛАСОВАНО	Бурасов	06.21
Гл. спец. ЭП	Соловьева	06.21
Гл. спец. СС		
Гл. спец. В		
Гл. спец. Д		
Гл. спец. АП		
инв. №		
Подп. и дата		
№ подл.		

- Условные обозначения:
- В1(1) — система хозяйственно-питьевого водоснабжения 1 зоны
 - В1(2) — система хозяйственно-питьевого водоснабжения 2 зоны
 - Т3(1) — система горячего водоснабжения 1 зоны
 - Т3(2) — система горячего водоснабжения 2 зоны
 - Т4(1) — система циркуляционного трубопровода 1 зоны
 - Т4(2) — система циркуляционного трубопровода 2 зоны
 - В2 — система противопожарного водоснабжения жилого дома
 - К1 — хоз-бытовая канализация
 - К2 — канализация ливневая

Изм.	Колуч.	Лист	№ док.	Подп.	Дата
5	-	зам.	42-23		05.23
2	-	зам.	37-22		10.22
1	-	зам.	40-21		09.21
Гип	Конopleв				06.21
Н. контроль	Конopleв				06.21
Проверил	Волкова				06.21
Разработал	Шалённый				06.21

29/05-Р-С4-ВК		
Многоэтажная жилая застройка по ул. Металлургов в г. Екатеринбург, 1 очередь		
Секция С4	Стадия	Лист
	Р	7
План 5 этажа	Листов	
Формат А2		