


# Секция 1

# Секция 2

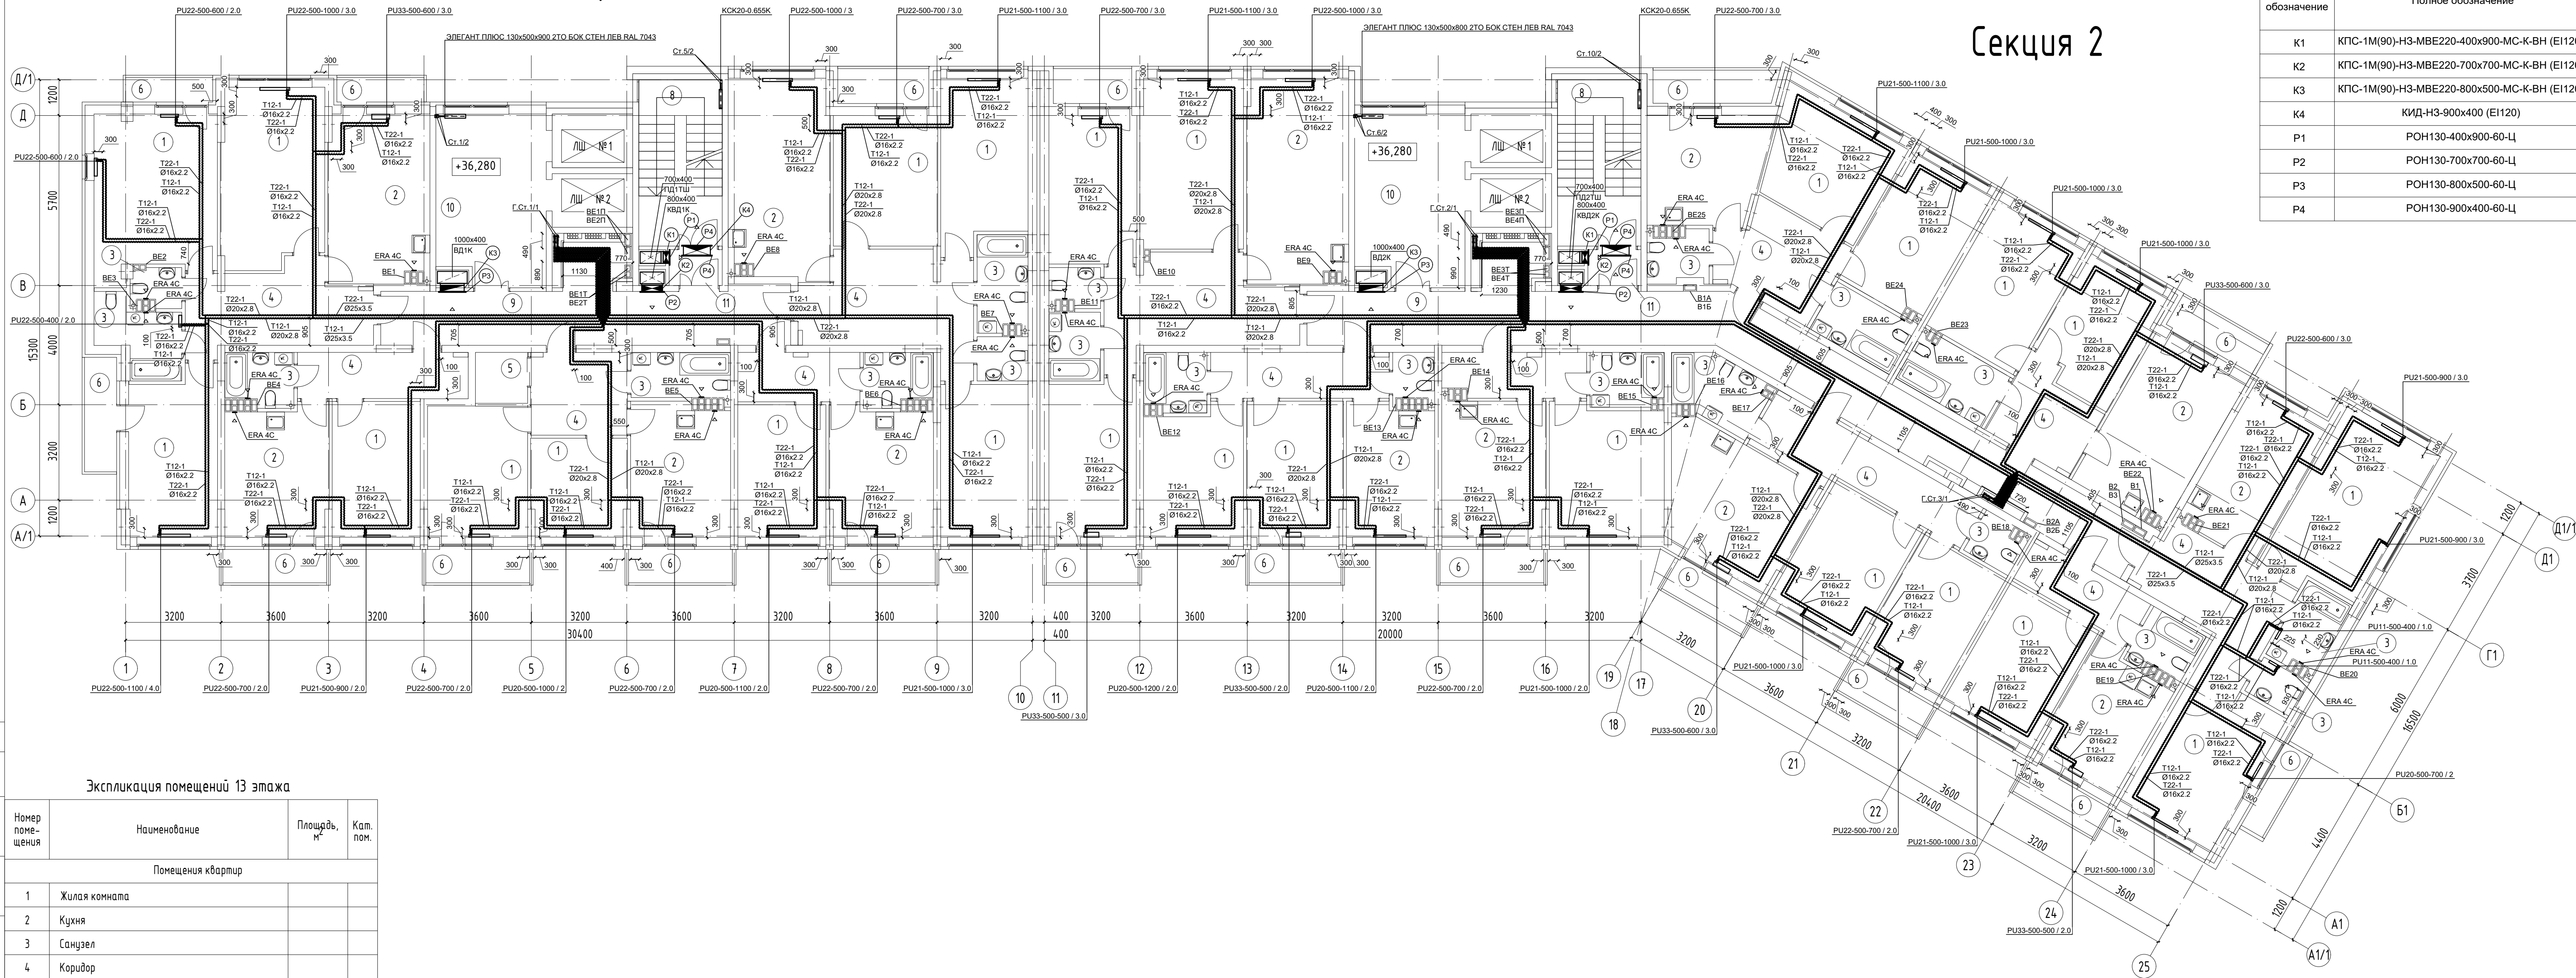

Экспликация оборудования систем ПД, КВД и ВД	
Сокращённое обозначение	Полное обозначение
K1	КПС-1М(90)-НЗ-МВЕ220-400х900-МС-К-ВН (Е1120)
K2	КПС-1М(90)-НЗ-МВЕ220-700х700-МС-К-ВН (Е1120)
K3	КПС-1М(90)-НЗ-МВЕ220-800х500-МС-К-ВН (Е1120)
K4	КИД-НЗ-900х400 (Е1120)
P1	РОН130-400х900-60-Ц
P2	РОН130-700х700-60-Ц
P3	РОН130-800х500-60-Ц
P4	РОН130-900х400-60-Ц

Экспликация помещений 13 этажа

Номер помещения	Наименование	Площадь, м <sup>2</sup>	Кат. пом.
Помещения квартир			
1	Жилая комната		
2	Кухня		
3	Санузел		
4	Коридор		
5	Гардеробная		
6	Лоджия (балкон)		
Общедомовые помещения			
8	Лестничная клетка типа НЗ	14,54	
9	Вестибюль	Секция 1 28,31	
9	Вестибюль	Секция 2 54,97	
10	Лифтовой холл	20,66	
11	Тамбур-шлюз с подпором воздуха при пожаре	2,14	

01-П-2019-01-ОВ

Многоэтажный жилой дом с нежилыми помещениями в квартале ул. Белинского - пер. Переходный в г. Екатеринбург

Изм.	Кол.уч.	Лист	Ведом.	Подпись	Дата
Разработал	Попов			<i>[Подпись]</i>	06.20

Отопление и вентиляция

Стадия	Лист	Листов
Р	7	

План 13 этажа

**PLAN.B**  
ПРОЕКТНОЕ БЮРО  
ФОРМАТ А3х3

СОГЛАСОВАНО

Взам. инв. №

Подпись и дата

Инв. № подл.