


СО1
Горизонтальные ветки 14 этажа

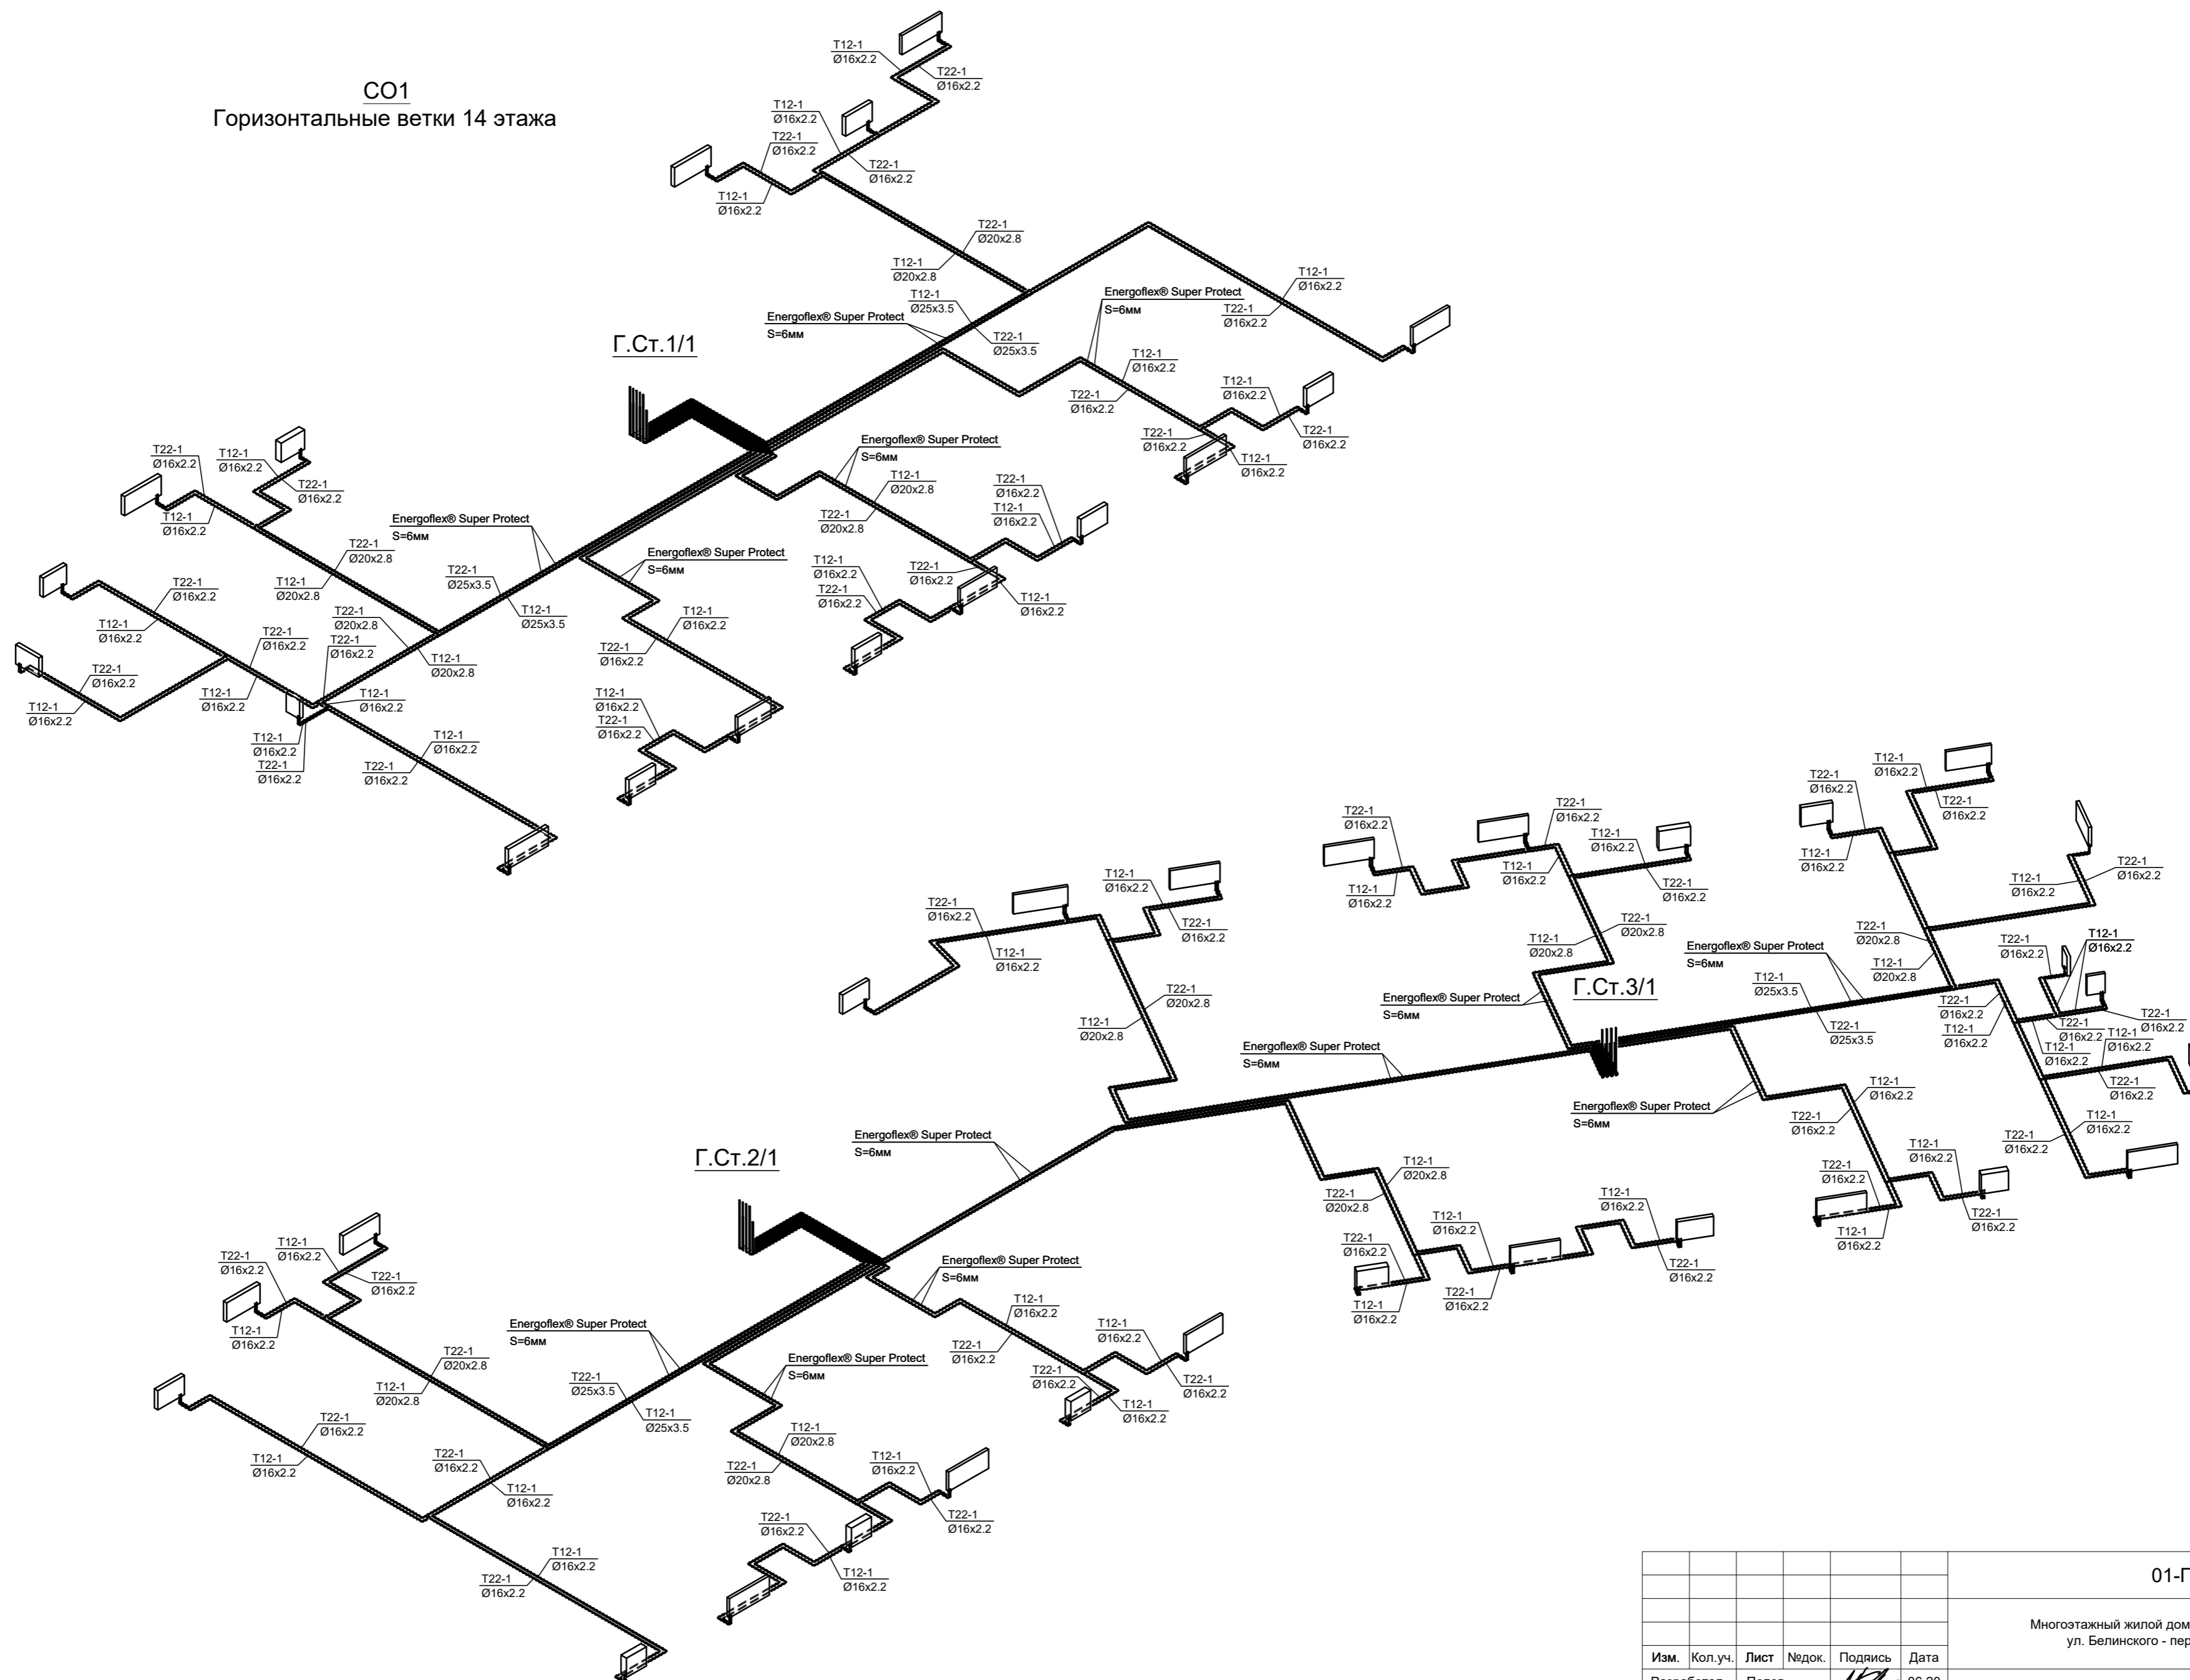

СОГЛАСОВАНО

| | | |
|--------|----------------|--------------|
| Изм. № | Подпись и дата | Взам. инв. № |
| | | |
| Изм. № | Подпись и дата | Взам. инв. № |
| | | |

| | | | | | | | | | | |
|------------|---------|-------|-------|--------------|--|---|--------|---------------------------------|--------|--|
| | | | | | 01-П-2019-01-OB | | | | | |
| | | | | | Многоэтажный жилой дом с нежилыми помещениями в квартале ул. Белинского - пер. Переходный в г. Екатеринбурге | | | | | |
| Изм. | Кол.уч. | Лист | №док. | Подпись | Дата | Отопление и вентиляция | Стадия | Лист | Листов | |
| Разработал | | Попов | | <i>Попов</i> | 06.20 | P | 18 | 18 | | |
| Проверил | | Зорин | | <i>Зорин</i> | 06.20 | | | | | |
| Н.контроль | | Зорин | | <i>Зорин</i> | 06.20 | Схема системы отопления №1. Горизонтальные ветки 14 этажа | | | | |
| | | | | | | | | ПЛАН-В ПРОЕКТНОЕ БЮРО | | |
| ФОРМАТ А2 | | | | | | | | | | |