



СО1
Горизонтальные ветки 1 этажа

Г.Ст.2/1

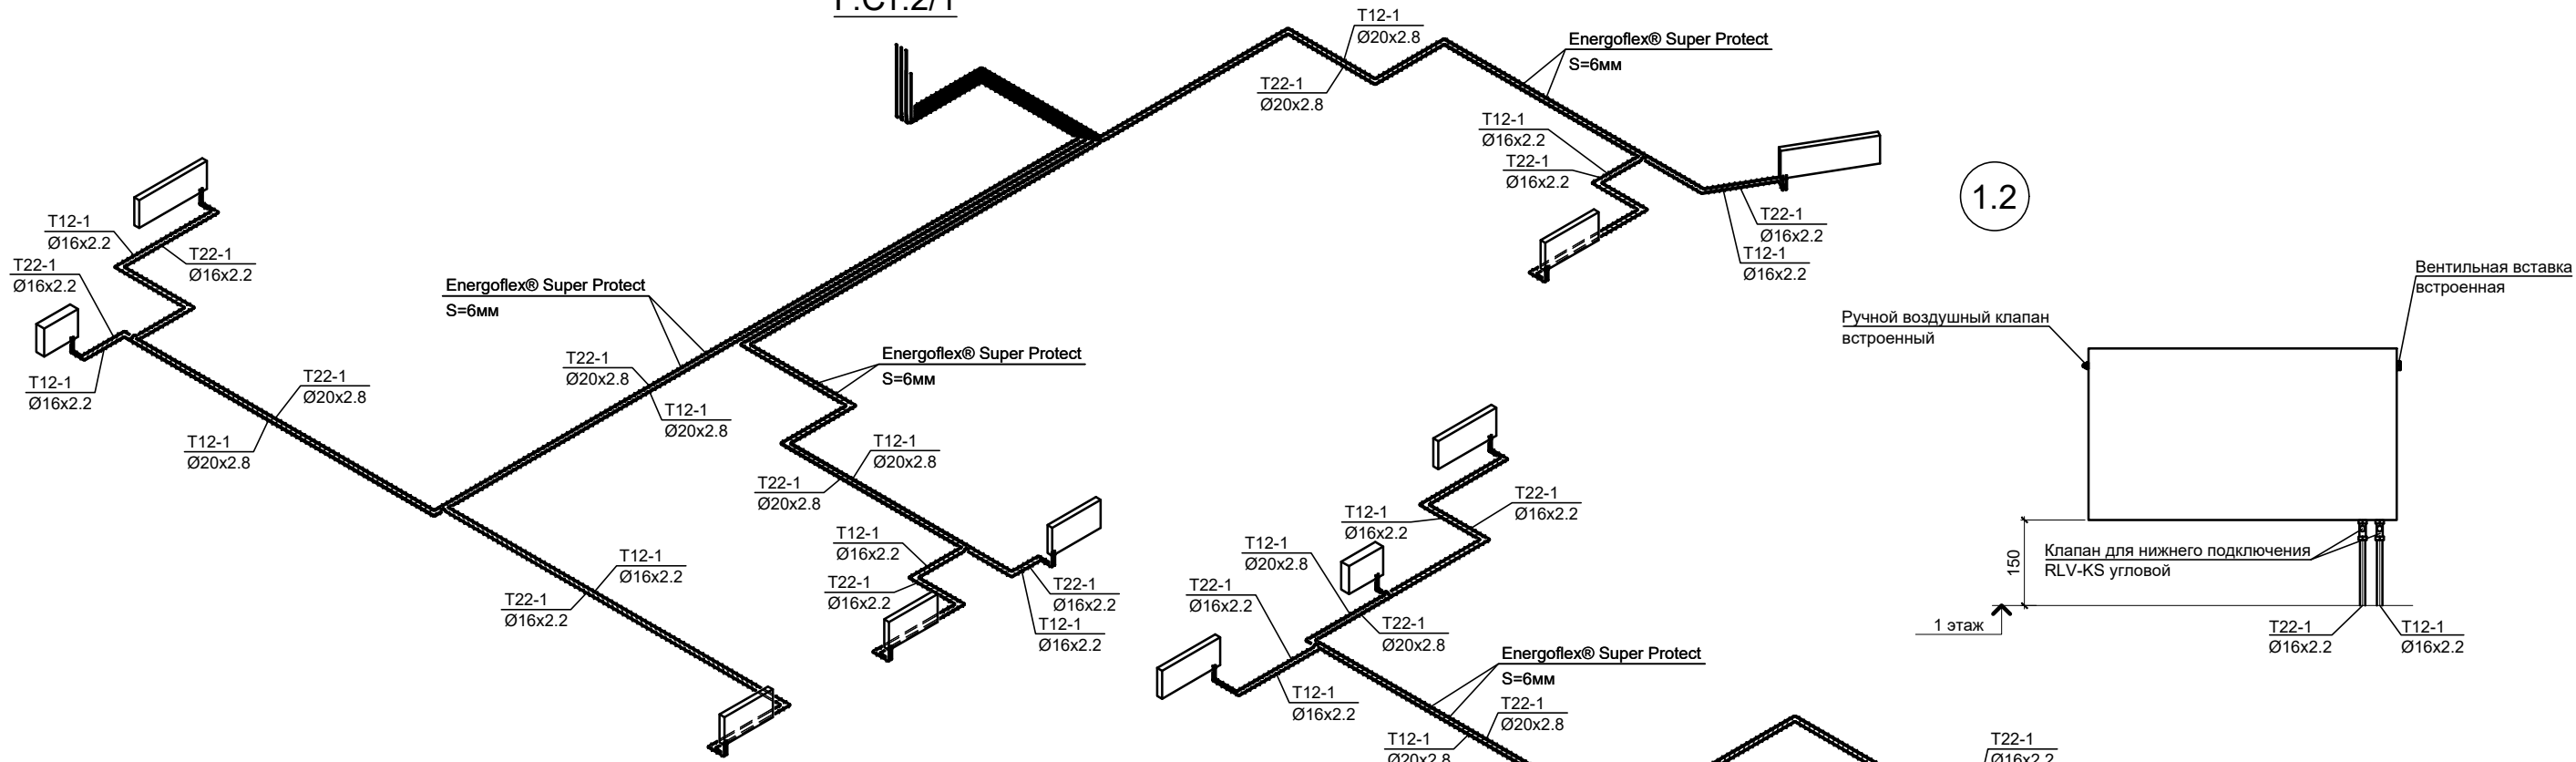

Г.Ст.1/1

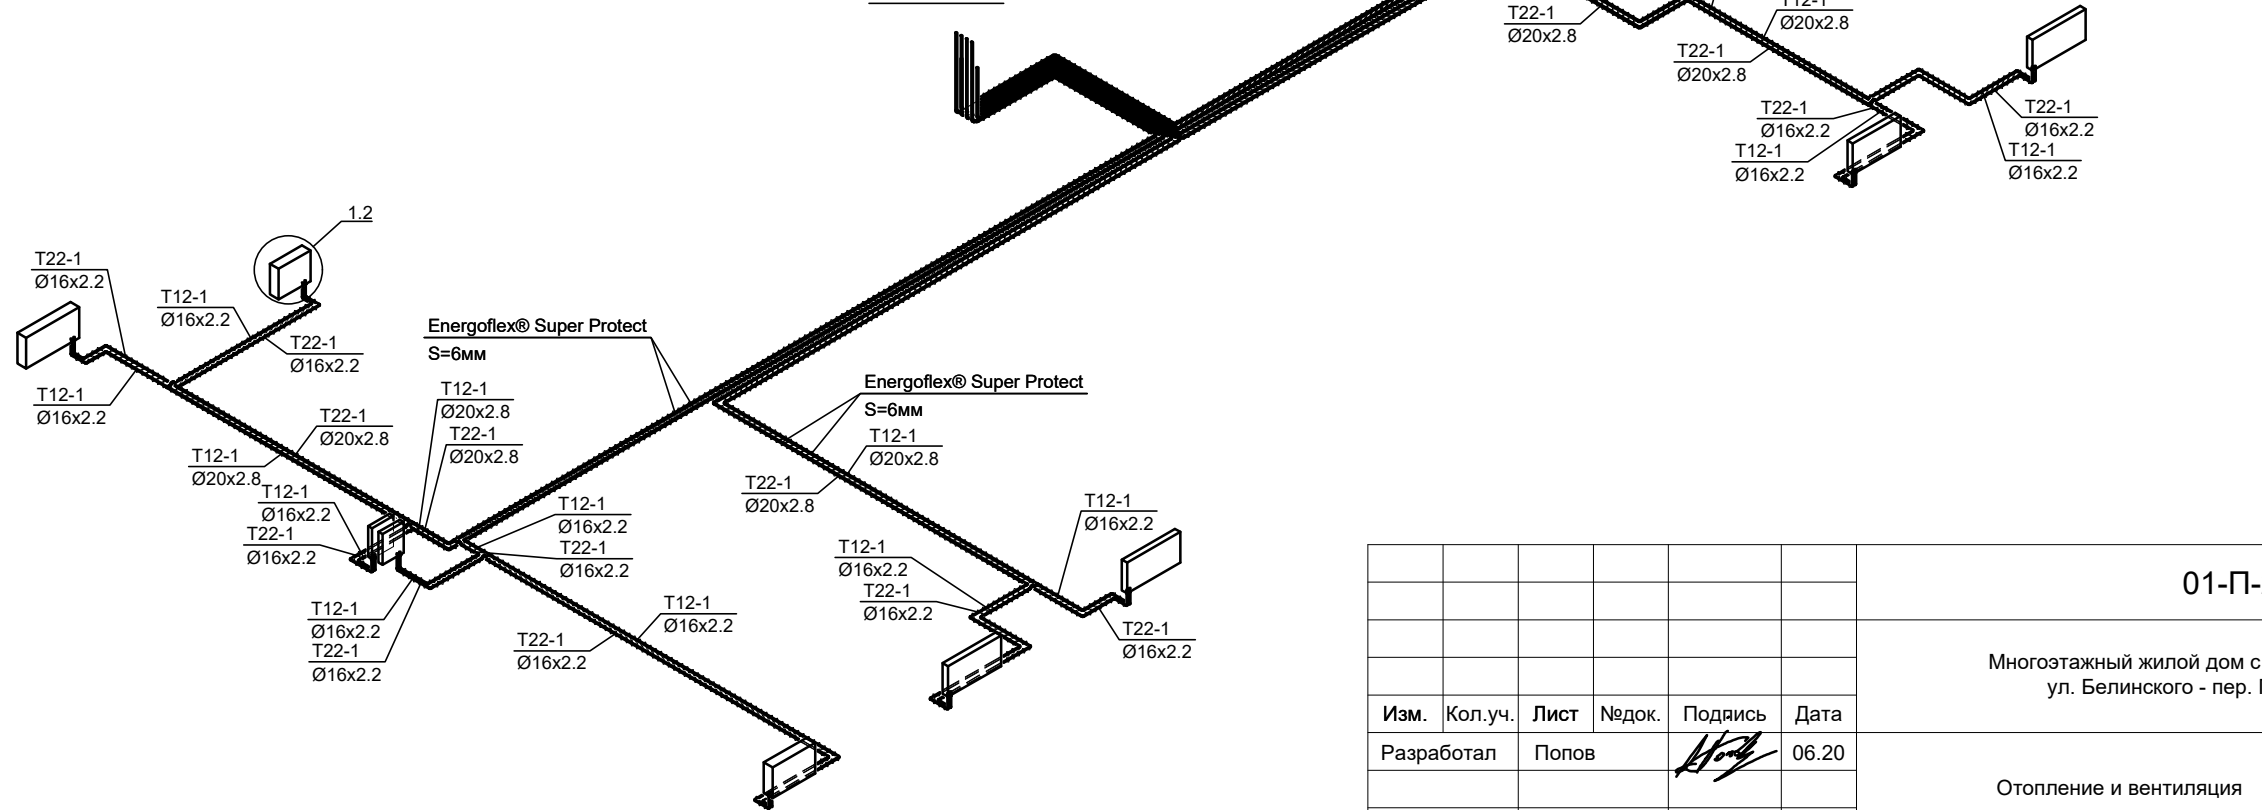

СОГЛАСОВАНО

Взам. инв. №
Подпись и дата
Инв. № подл.

Изм.	Кол.уч.	Лист	Недок.	Подпись	Дата
Разработал	Попов			<i>Попов</i>	06.20
Проверил	Зорин			<i>Зорин</i>	06.20
Н.контроль	Зорин			<i>Зорин</i>	06.20

01-П-2019-01-ОВ

Многоэтажный жилой дом с нежилыми помещениями в квартале ул. Белинского - пер. Переходный в г. Екатеринбурге

Отопление и вентиляция	Стадия	Лист	Листов
	Р	14	

Схема системы отопления №1.
Горизонтальные ветки 1 этажа

ПЛАН-8
ПРОЕКТНОЕ БЮРО

ФОРМАТ А3