



СО1
Горизонтальные ветки 2-4 этажей

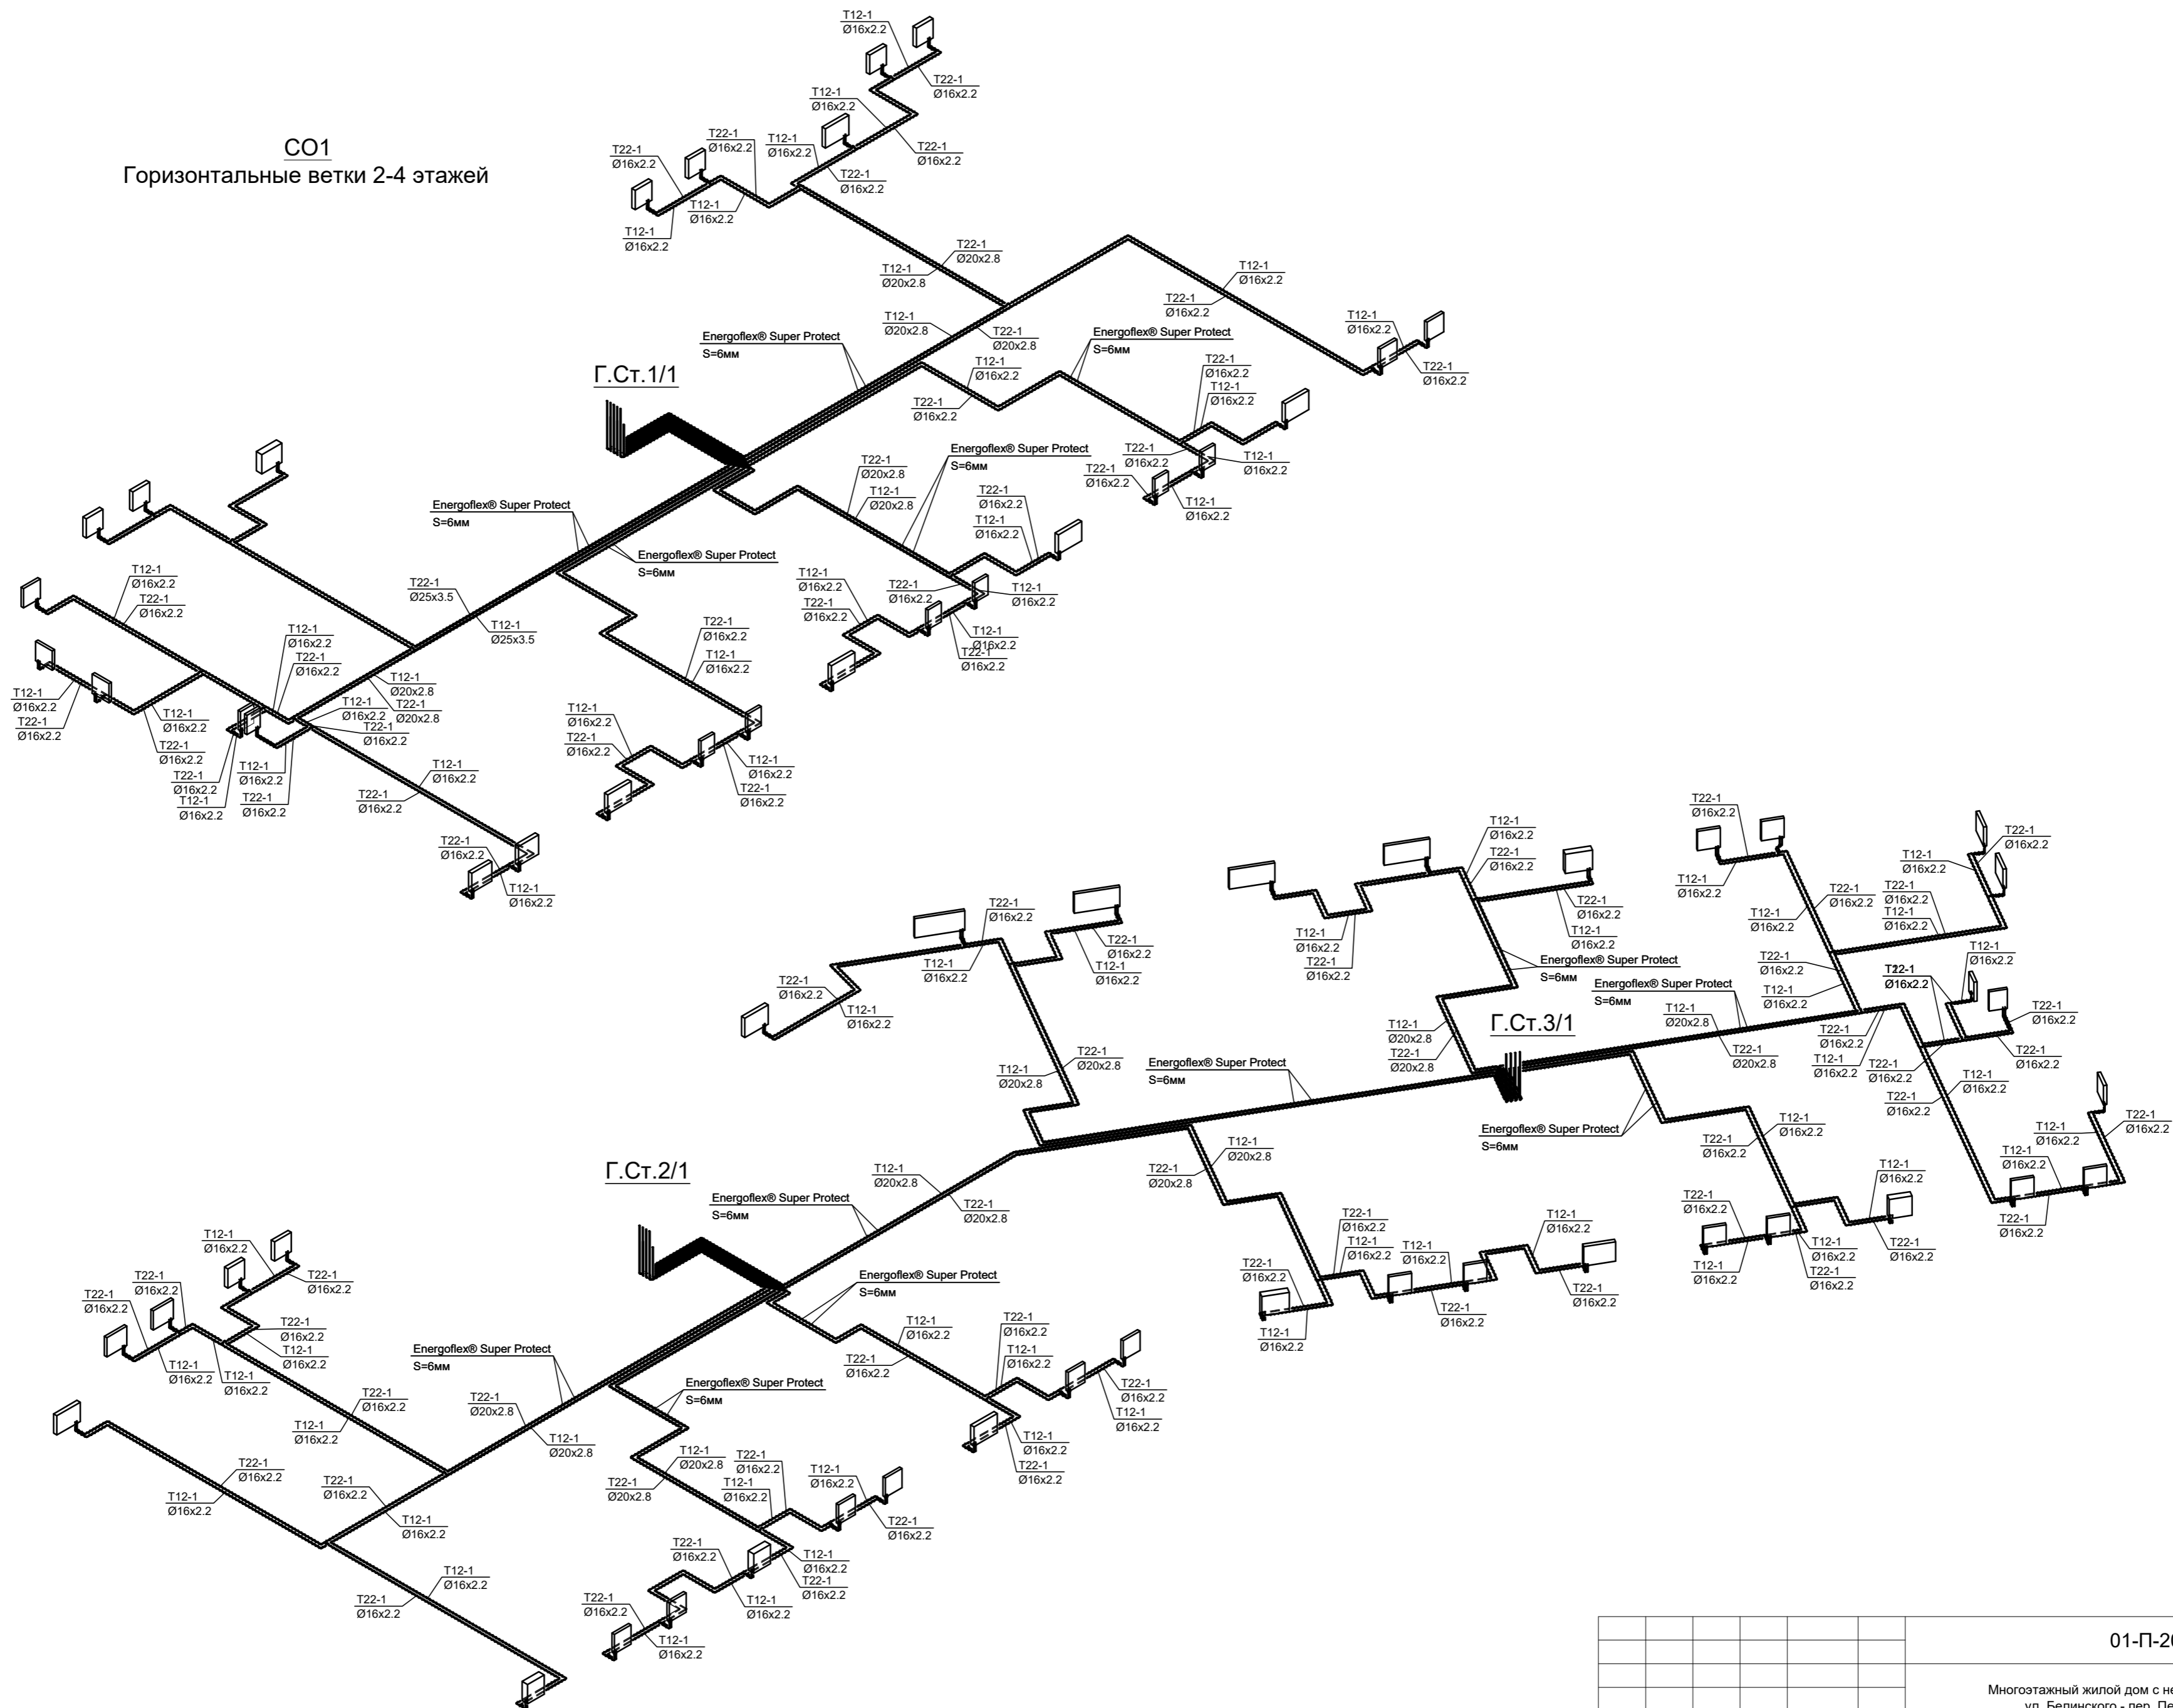

СОГЛАСОВАНО

| | |
|----------------|-------------|
| Имя.№ подл. | Взам. инв.№ |
| Подпись и дата | |

| | | | | | | | | | |
|------------|---------|------|--------|--------------|--|---|---|------|--------|
| | | | | | 01-П-2019-01-ОВ | | | | |
| | | | | | Многоэтажный жилой дом с нежилыми помещениями в квартале ул. Белинского - пер. Переходный в г. Екатеринбурге | | | | |
| Изм. | Кол.уч. | Лист | Недок. | Подпись | Дата | Отопление и вентиляция | Стадия | Лист | Листов |
| Разработал | Попов | | | <i>М.П.</i> | 06.20 | | Р | 15 | |
| Проверил | Зорин | | | <i>Зорин</i> | 06.20 | Схема системы отопления №1. Горизонтальные ветки 2-4 этажей |  | | |
| Н.контроль | Зорин | | | <i>Зорин</i> | 06.20 | | | | |